



委託対象敷地

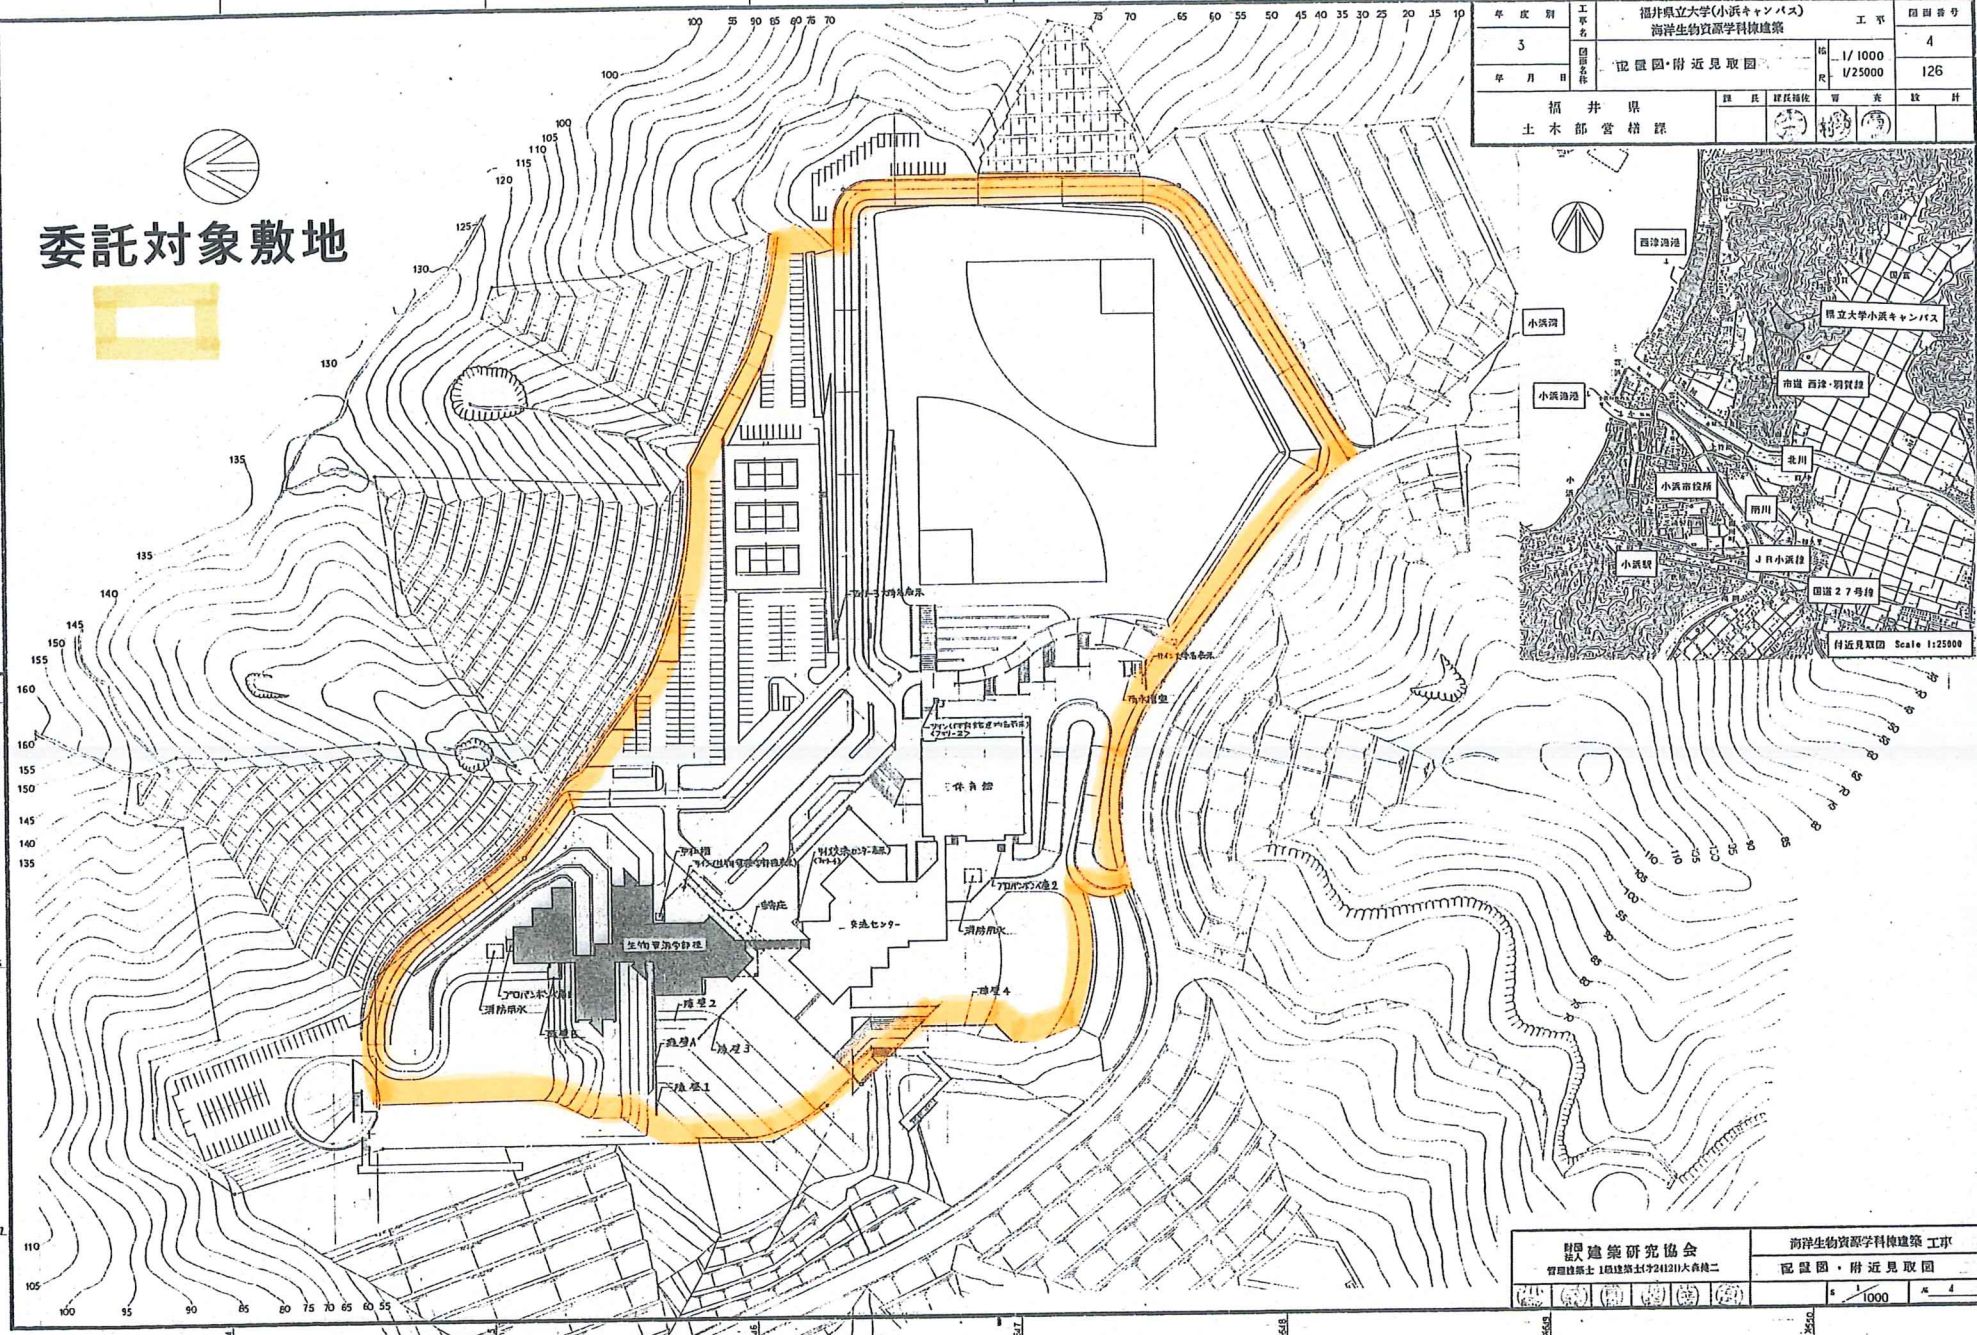


年度別	工事名	福井県立大学(小浜キャンパス)		工事	図面番号
5	図面名称	海洋生物資源学科棟建築			4
年月日	縮尺	1/1000	1/25000		126
福井県		課長	部長補佐	専亮	設計
土木部 営繕課					

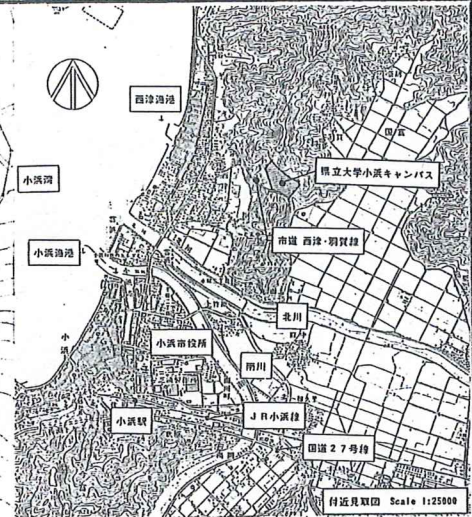

設計 建築研究協会	海洋生物資源学科棟建築 工事
管理建築士 1級建築士(2412)大森純二	配設図・附近見取図
	縮尺 1/1000

水槽清掃箇所図 (屋外受水槽室)

年度別	工事名	図名	縮尺	図面番号
4	福井県立大学(小浜キャンパス) 屋外給排水その3工事	屋外排水管線図 2	1:200	5
年月日	図面名称	縮尺	1:200	14

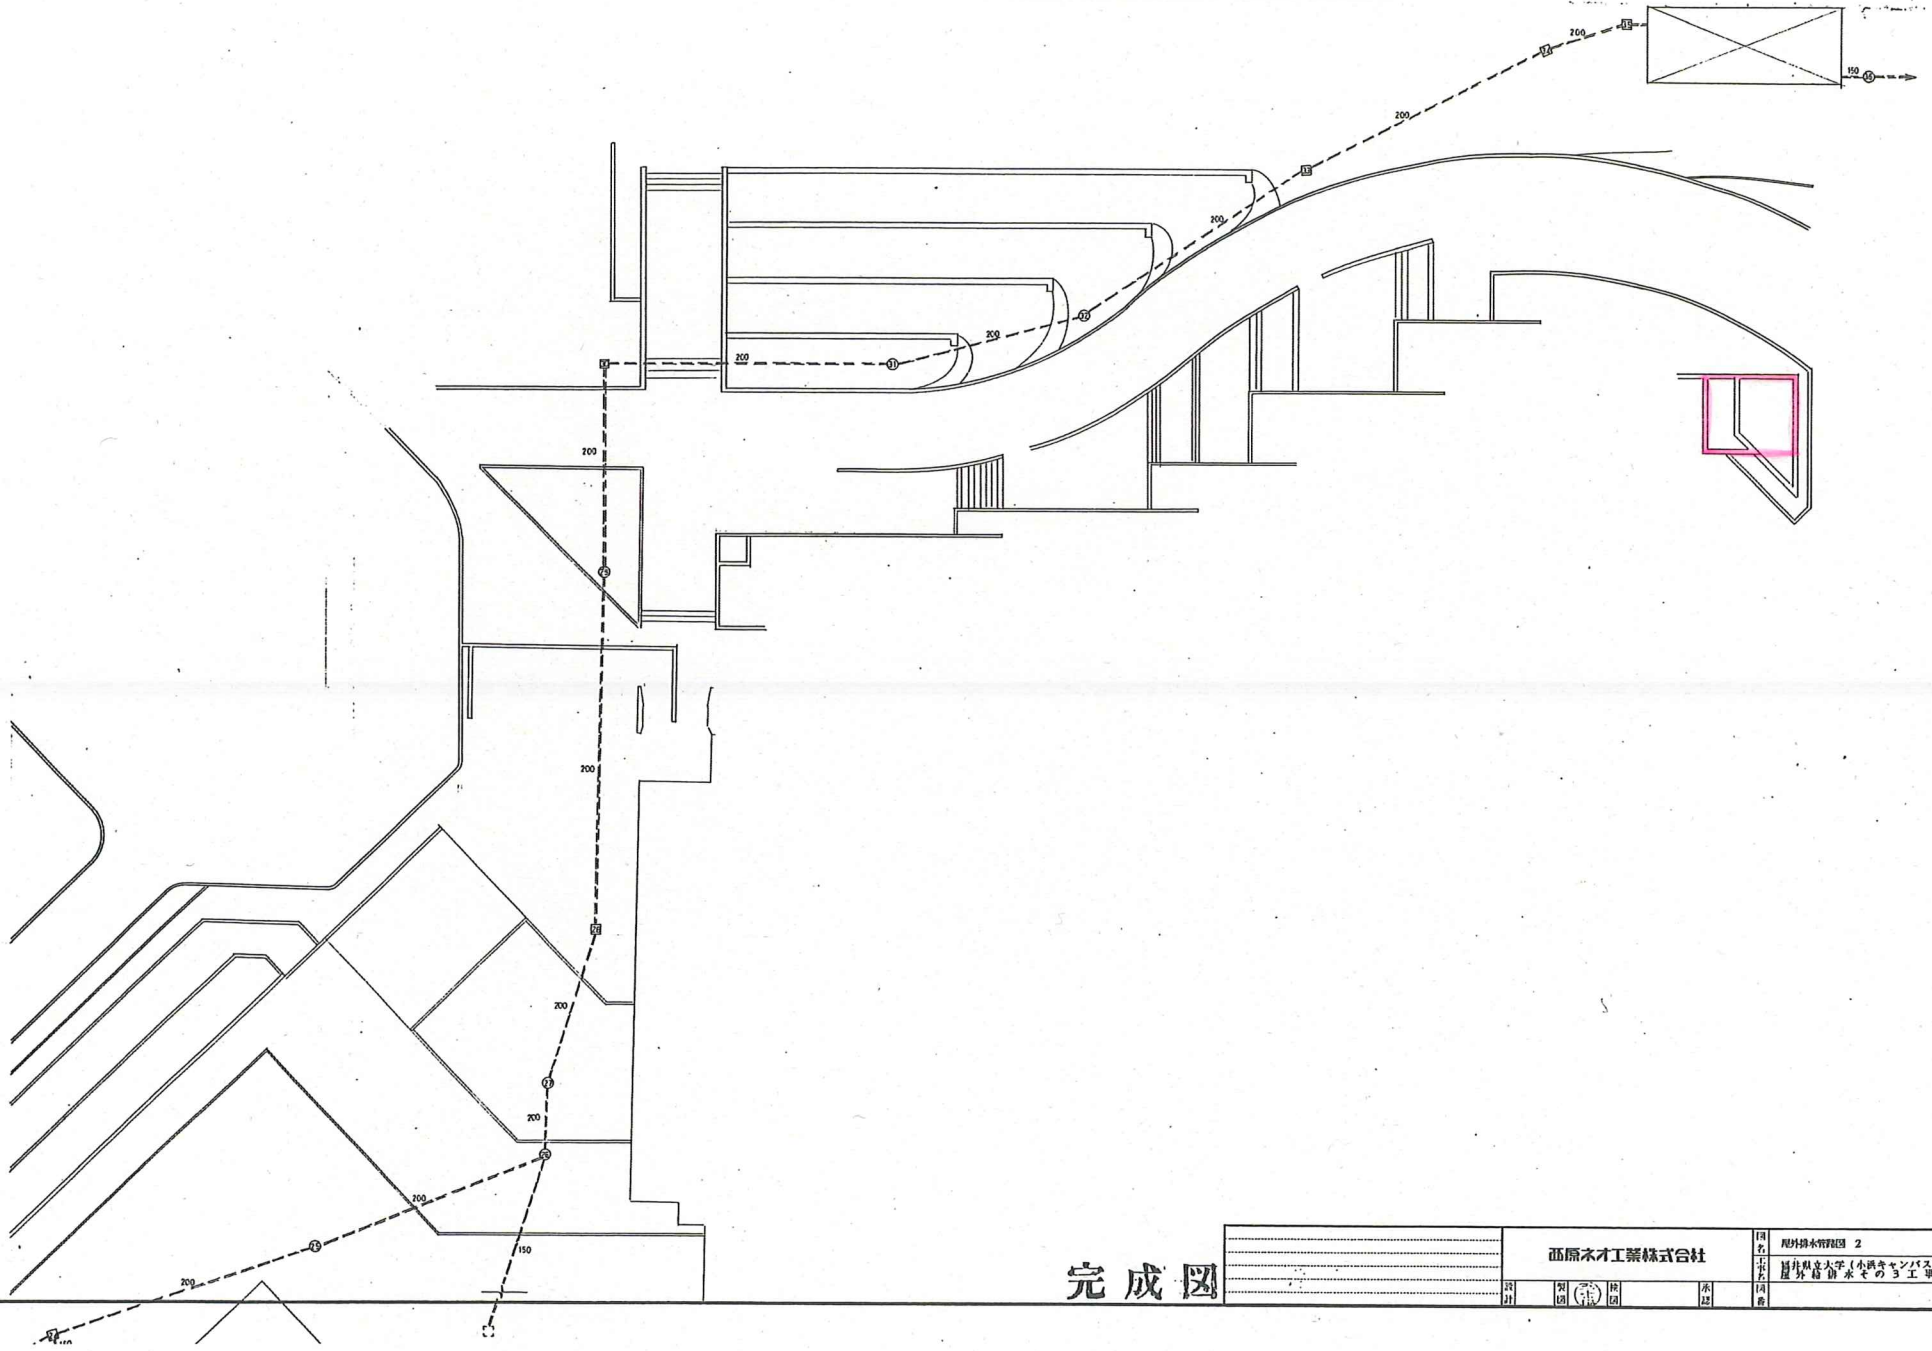


完成図


西原木才工業株式会社		図名	屋外排水管線図 2	日付	
設計	監理	工事名	福井県立大学(小浜キャンパス) 屋外給排水その3工事	縮尺	1:200
図	印	図	書	図	章

屋外受水槽室平面図


年度別	工事名	図面番号
4	御所原立大学(小浜キャンパス) 屋外給水設備工事	10
年月日	図面内容	縮尺
	屋外受水槽室 平面詳細図, 平. 図, 図	1:50 1:100

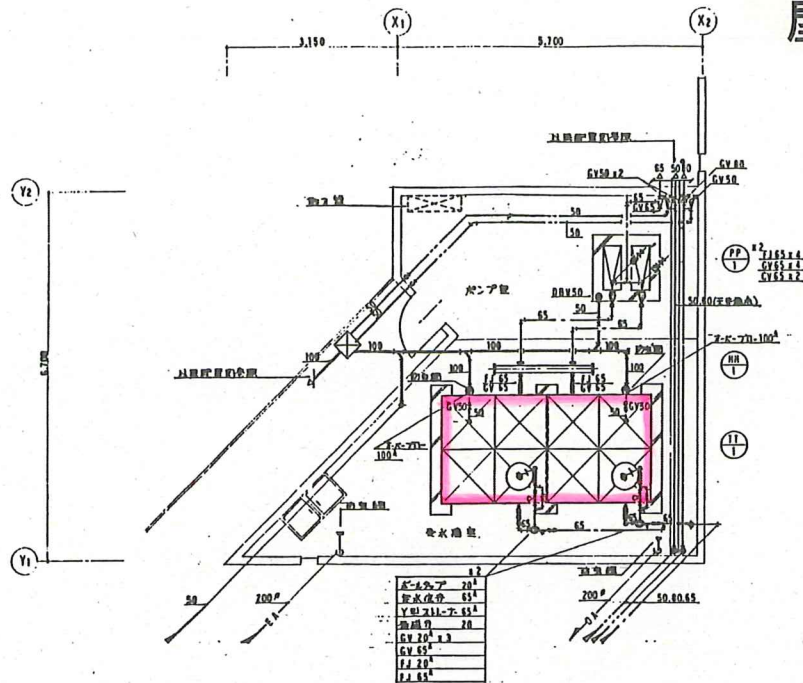

1F 受水槽室 平面詳細図 1:50

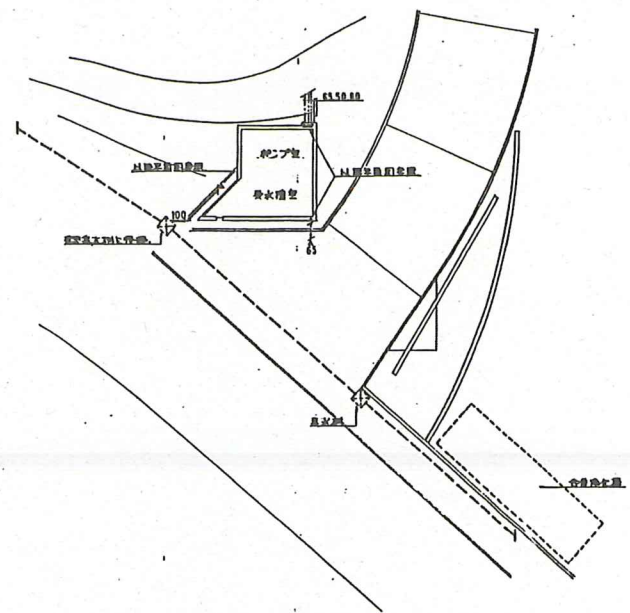

屋外受水槽室 平面図 1:100

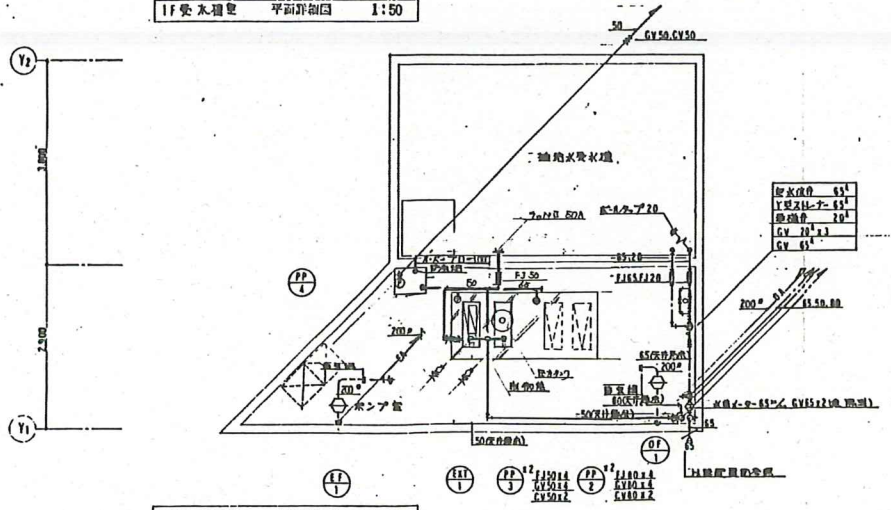

B1 受水槽室 平面詳細図 1:50

部分には本工事部は未了


完成図

水槽清掃箇所図 (学部棟屋上 高架水槽)

年度別	工区名	福井県立大学(小浜キャンパス)	図面番号
4	工事内容	海洋生物資源学部環境浄水設備工事	4
年月日	系統図	系統図(1)	61

凡例

図号、記号	名称	図号、記号	名称	図号、記号	名称
—	給水管	—	雑排水管	N	逆止弁
—	排水管	A	化学排水管	—	消火栓
—	給湯管	I	雨水排水管	—	カヌー
—	工業用水管	K	潤滑油排水管	—	水直入
—	排水用管	X	通気管	—	インレット
—	引込管	Y	消火管	—	消火栓
—	雨水給水管	Z	水栓	—	消火栓
—	高圧給水管	□	散水柱	—	消火栓
—	汚水管	△	止切弁	—	消火栓

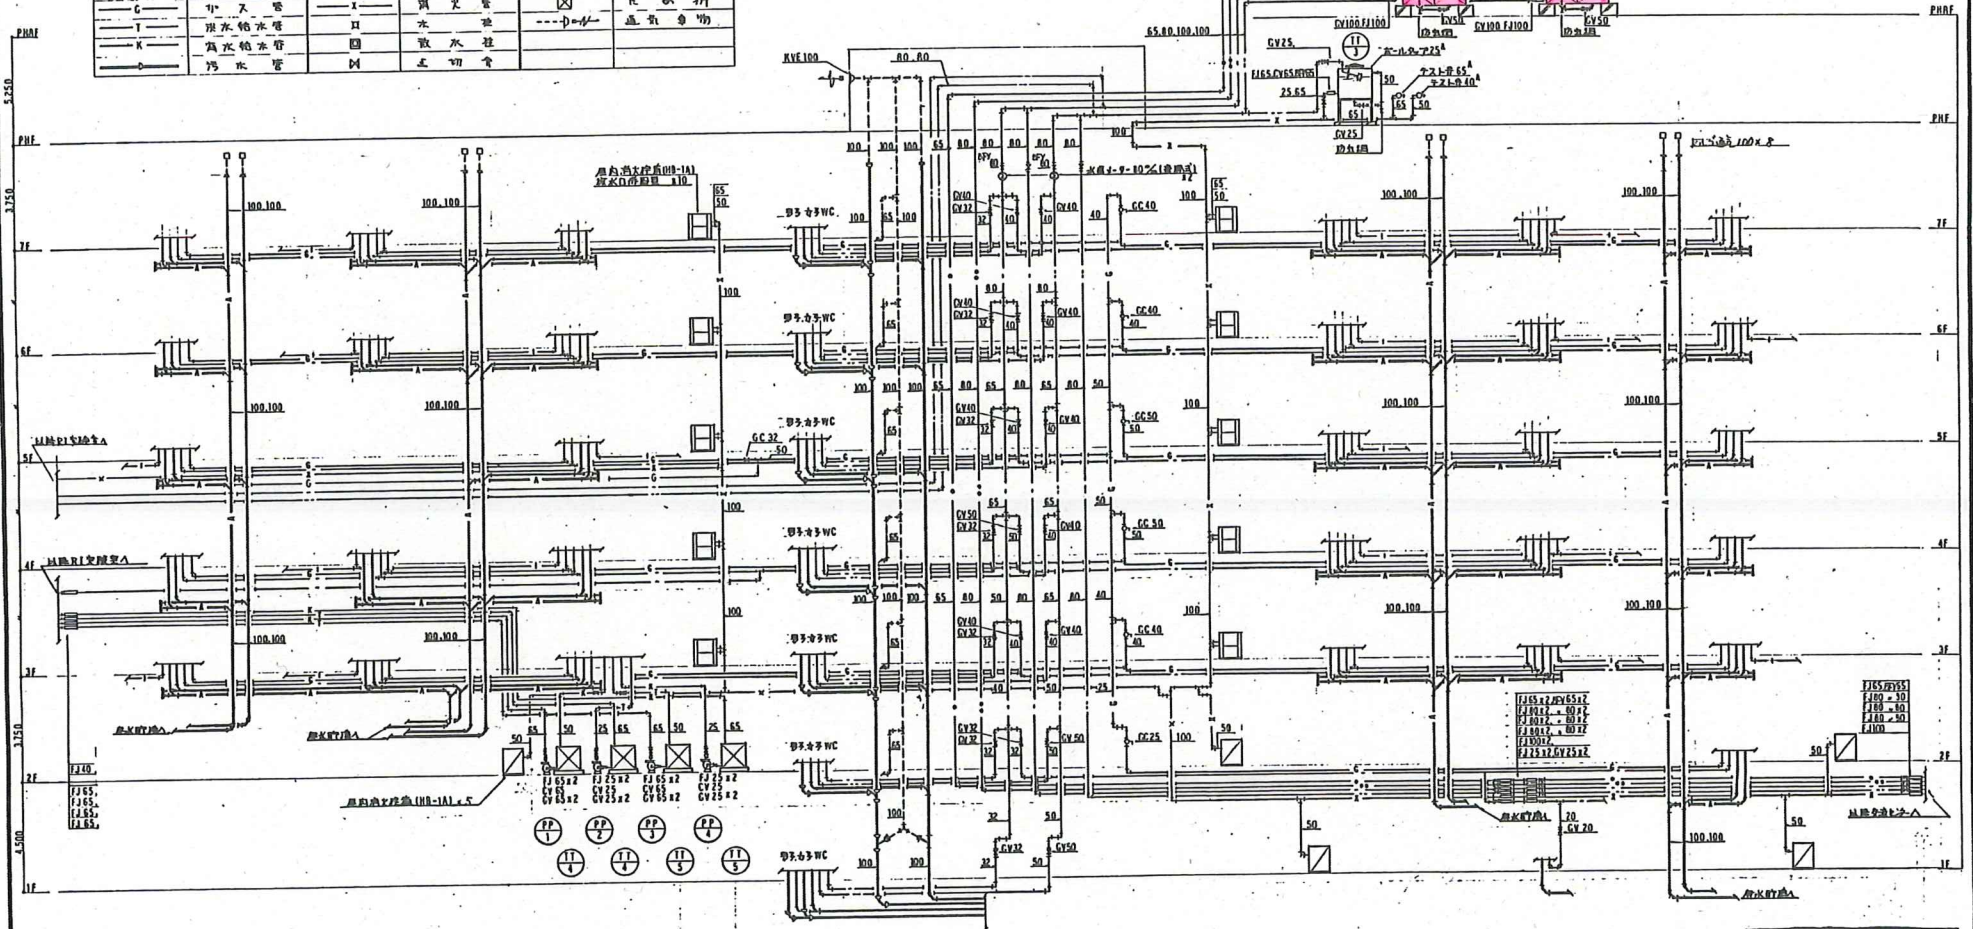


完成図

系統図(1)

設計	監理	施工	検査	設備	材料	数量	単位	備考	
共同企業体 4				福井県立大学(小浜キャンパス) 海洋生物資源学部環境浄水設備工事 系統図(1)					


実験用水槽平面図

年度別 4	工事名 福井県立大学(小浜キャンパス) 海洋生物資源学科棟給排水設備工事	図面番号 42 b1
年月日	貯水槽基礎、配管図	1/30

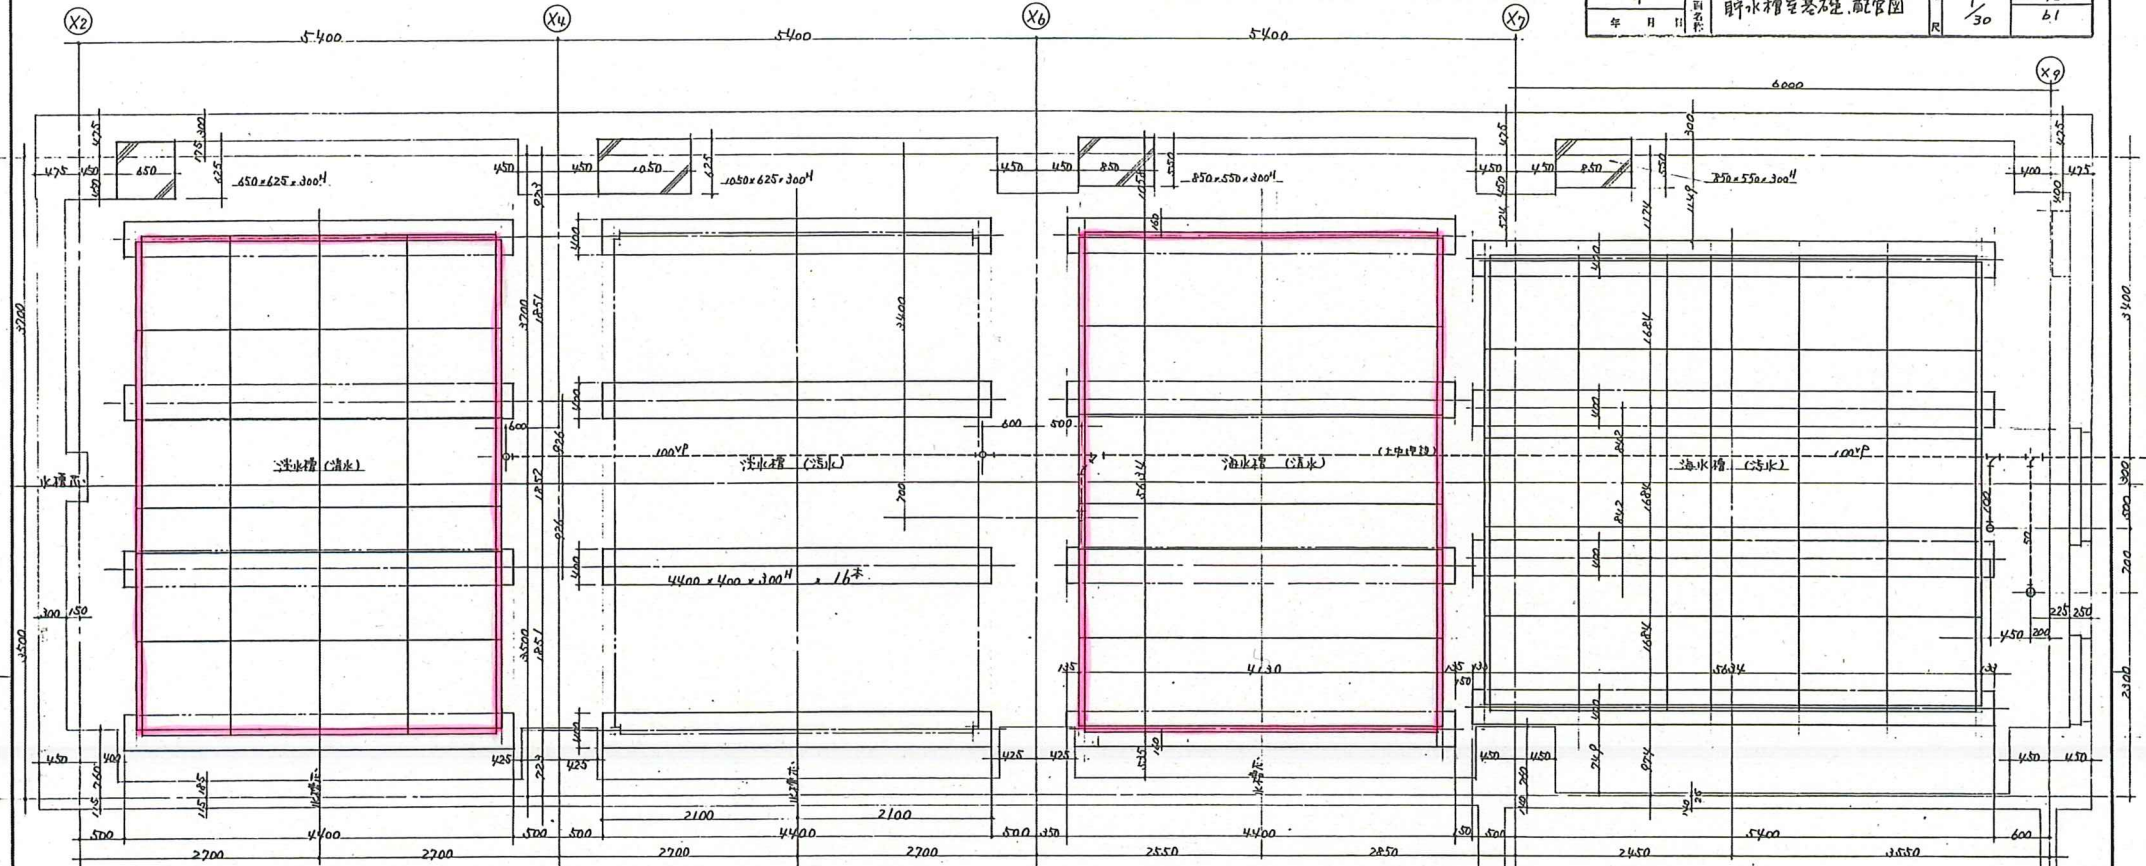

実験用淡水水槽

実験用海水水槽

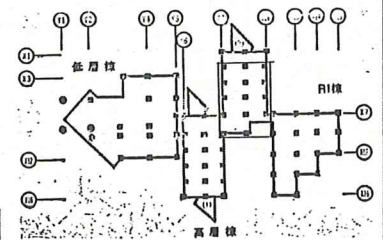


完成図

監理者 渡辺 隆 四 郎 生	目 寸 1/30	図 名 貯水槽基礎、配管図	図 番 42 b1	設計者 有限会社 共栄建設 福井県立大学(小浜キャンパス) 海洋生物資源学科棟給排水設備工事
-------------------	----------------	---------------------	--------------------	---

工 事 名	福井県立大学(小浜キャンパス) 海洋生物資源学科棟	工 率	図 面 番 号
図 面 名 称	立面図・1	縮 尺	16
©福井県・各工務設計・建築施工者共済会			

ガラス清掃箇所図 (学部棟・渡り廊下)


記号	仕 上
A	コンクリート打放しB 漆喰付吹付
B	GRCパネル7ヶ面付吹付
C	7ヶ面パネル
D	7ヶ面パネル7ヶ面付吹付
E	7ヶ面パネルルーバー
F	7ヶ面パネル

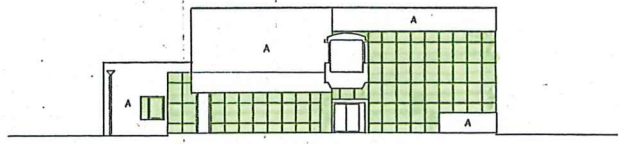

南立西面図




南立東面図

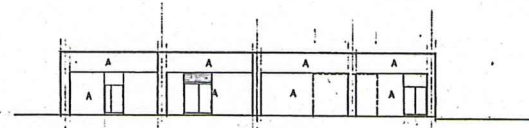

北立西面図



北立東面図

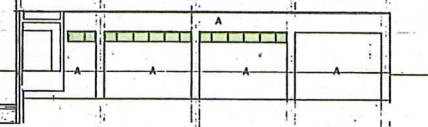


南立西面図


©福井県・各工務設計・建築施工者共済会		海洋生物資源学科棟 工事	
		立面図 1	
縮 尺	1/200	図 面 番 号	16

工 事 名	福井県立大学(小浜キャンパス)	工 事 種 別	17
	海洋生物資源学科棟建築		
立 面 図 番 号	立面図 2	縮 小 率	1/200
<small>福井県立大学建築部・福井県立大学建築部</small>			

ガラス清掃箇所図 (学部棟・渡り廊下)

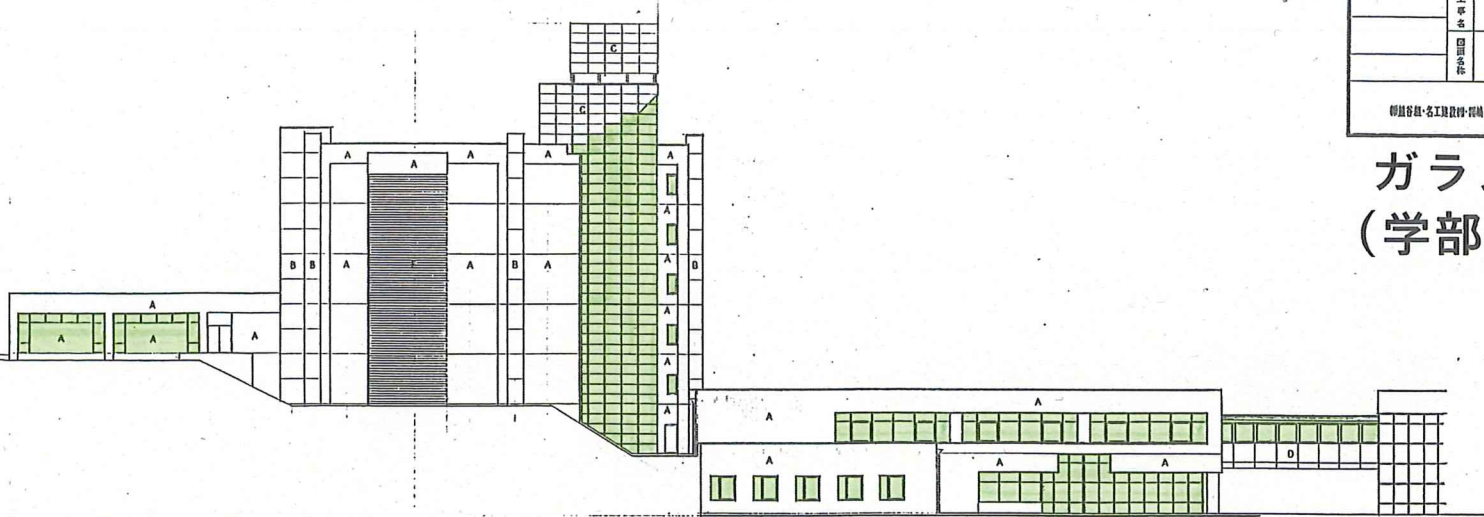

面立西図

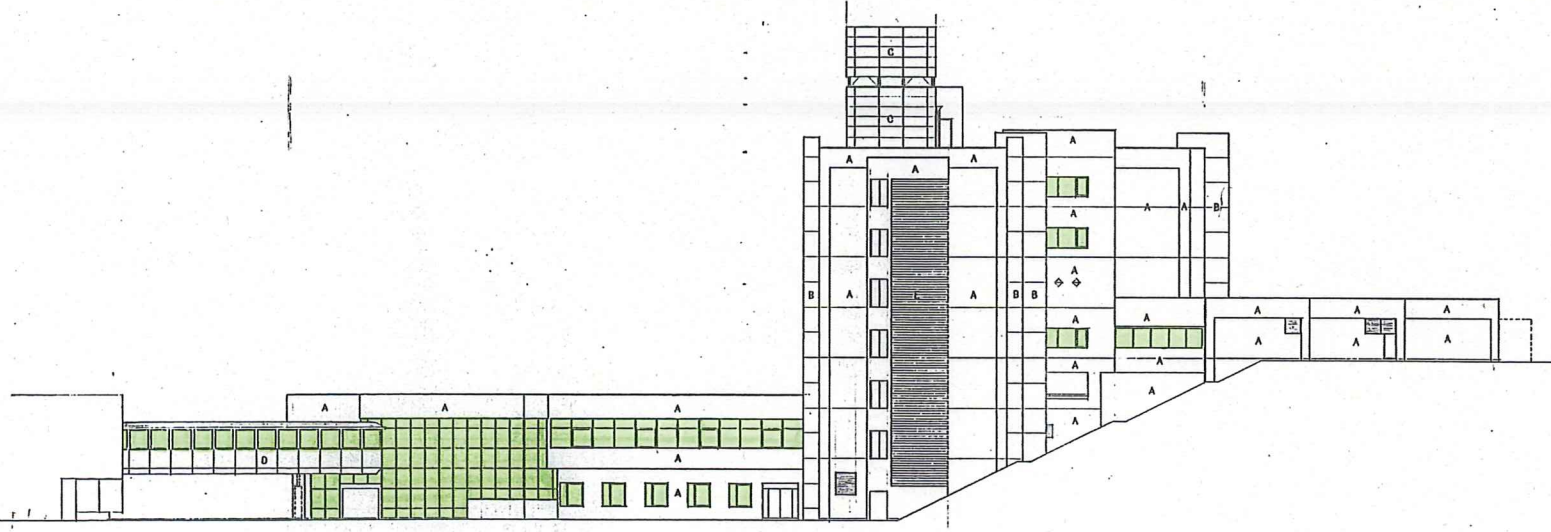


面立南図

<small>福井県立大学建築部・福井県立大学建築部</small>		海洋生物資源学科棟建築 工事	
		立面図 2	
		縮小率	1/200
		図面番号	17

ガラス清掃箇所図 (講義棟)



北立面図

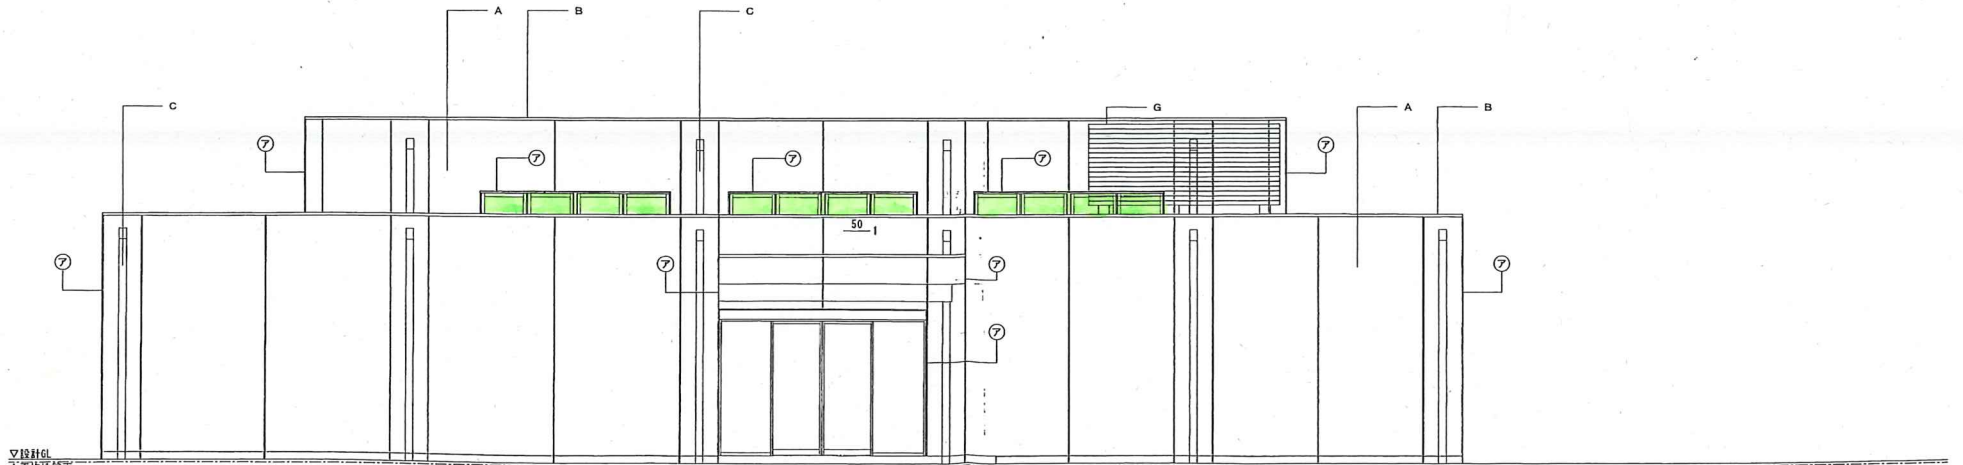

東立面図


年度	R3	課	福井県土木部公共建築課
月	R3年07月	期	第一分図 第二分図 第三分図
日	01	03	04

株式会社 佐々木一級建築士事務所
 DESIGN STUDIO FORUM
 〒910-0801 福井県福井市南町1-1-1
 代表取締役 佐々木 隆夫 (一級建築士) 代表取締役 佐々木 美穂 (一級建築士)

工事名称	福井県立大学先端増設理学科「小浜キャンパス新学科棟」建築工事	図面番号	A-17
図面名称	立面図2	縮尺	1/50


ガラス清掃箇所図 (講義棟)

▽校舎GL
△平均地盤面

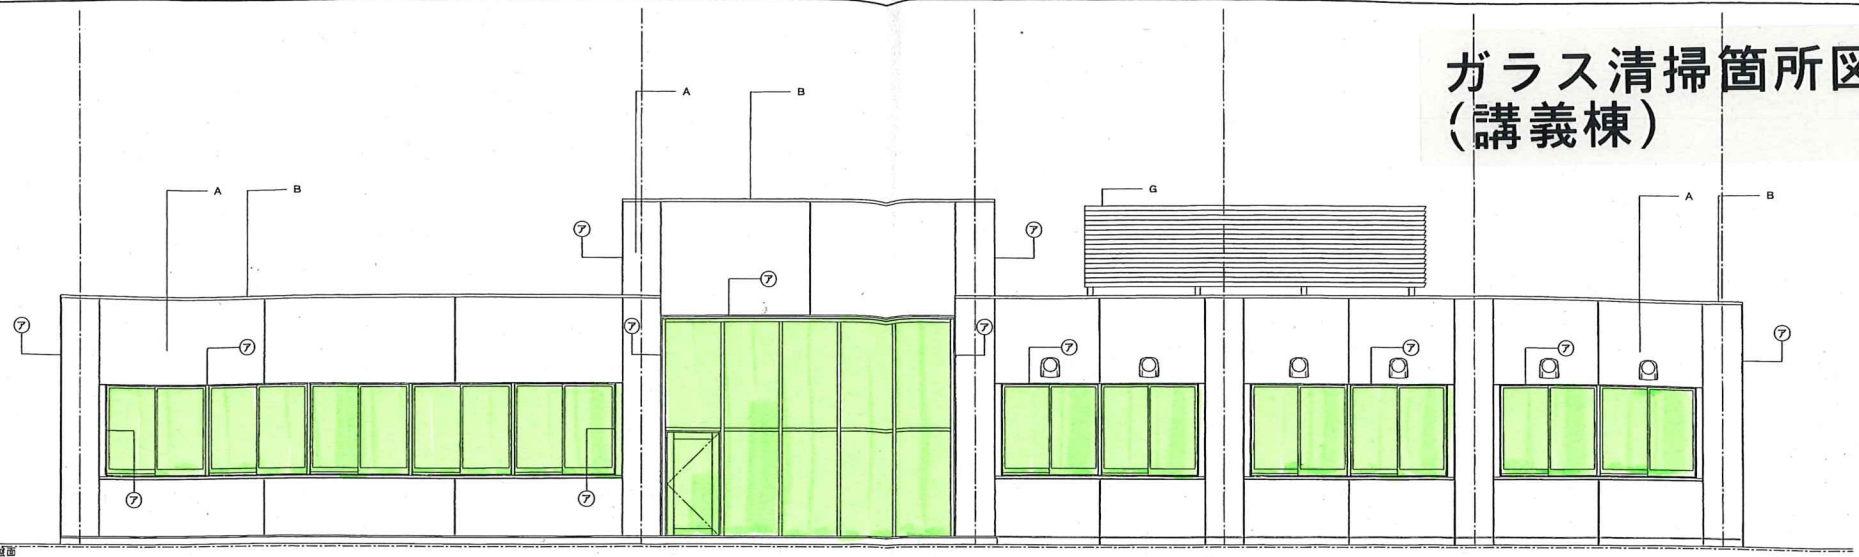

南立面図

▽校舎GL
△平均地盤面

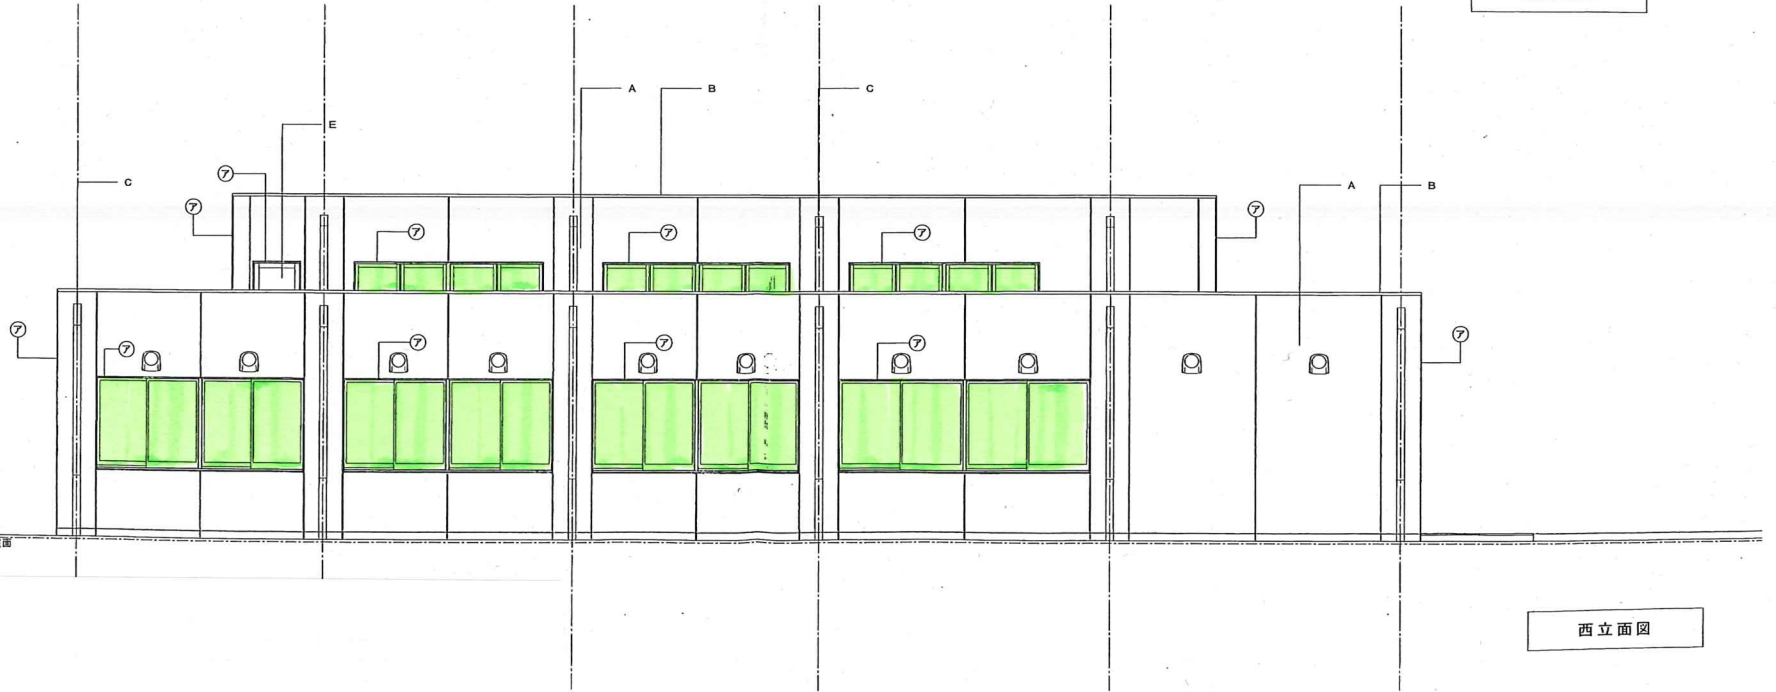

西立面図