 




# 委託対象敷地

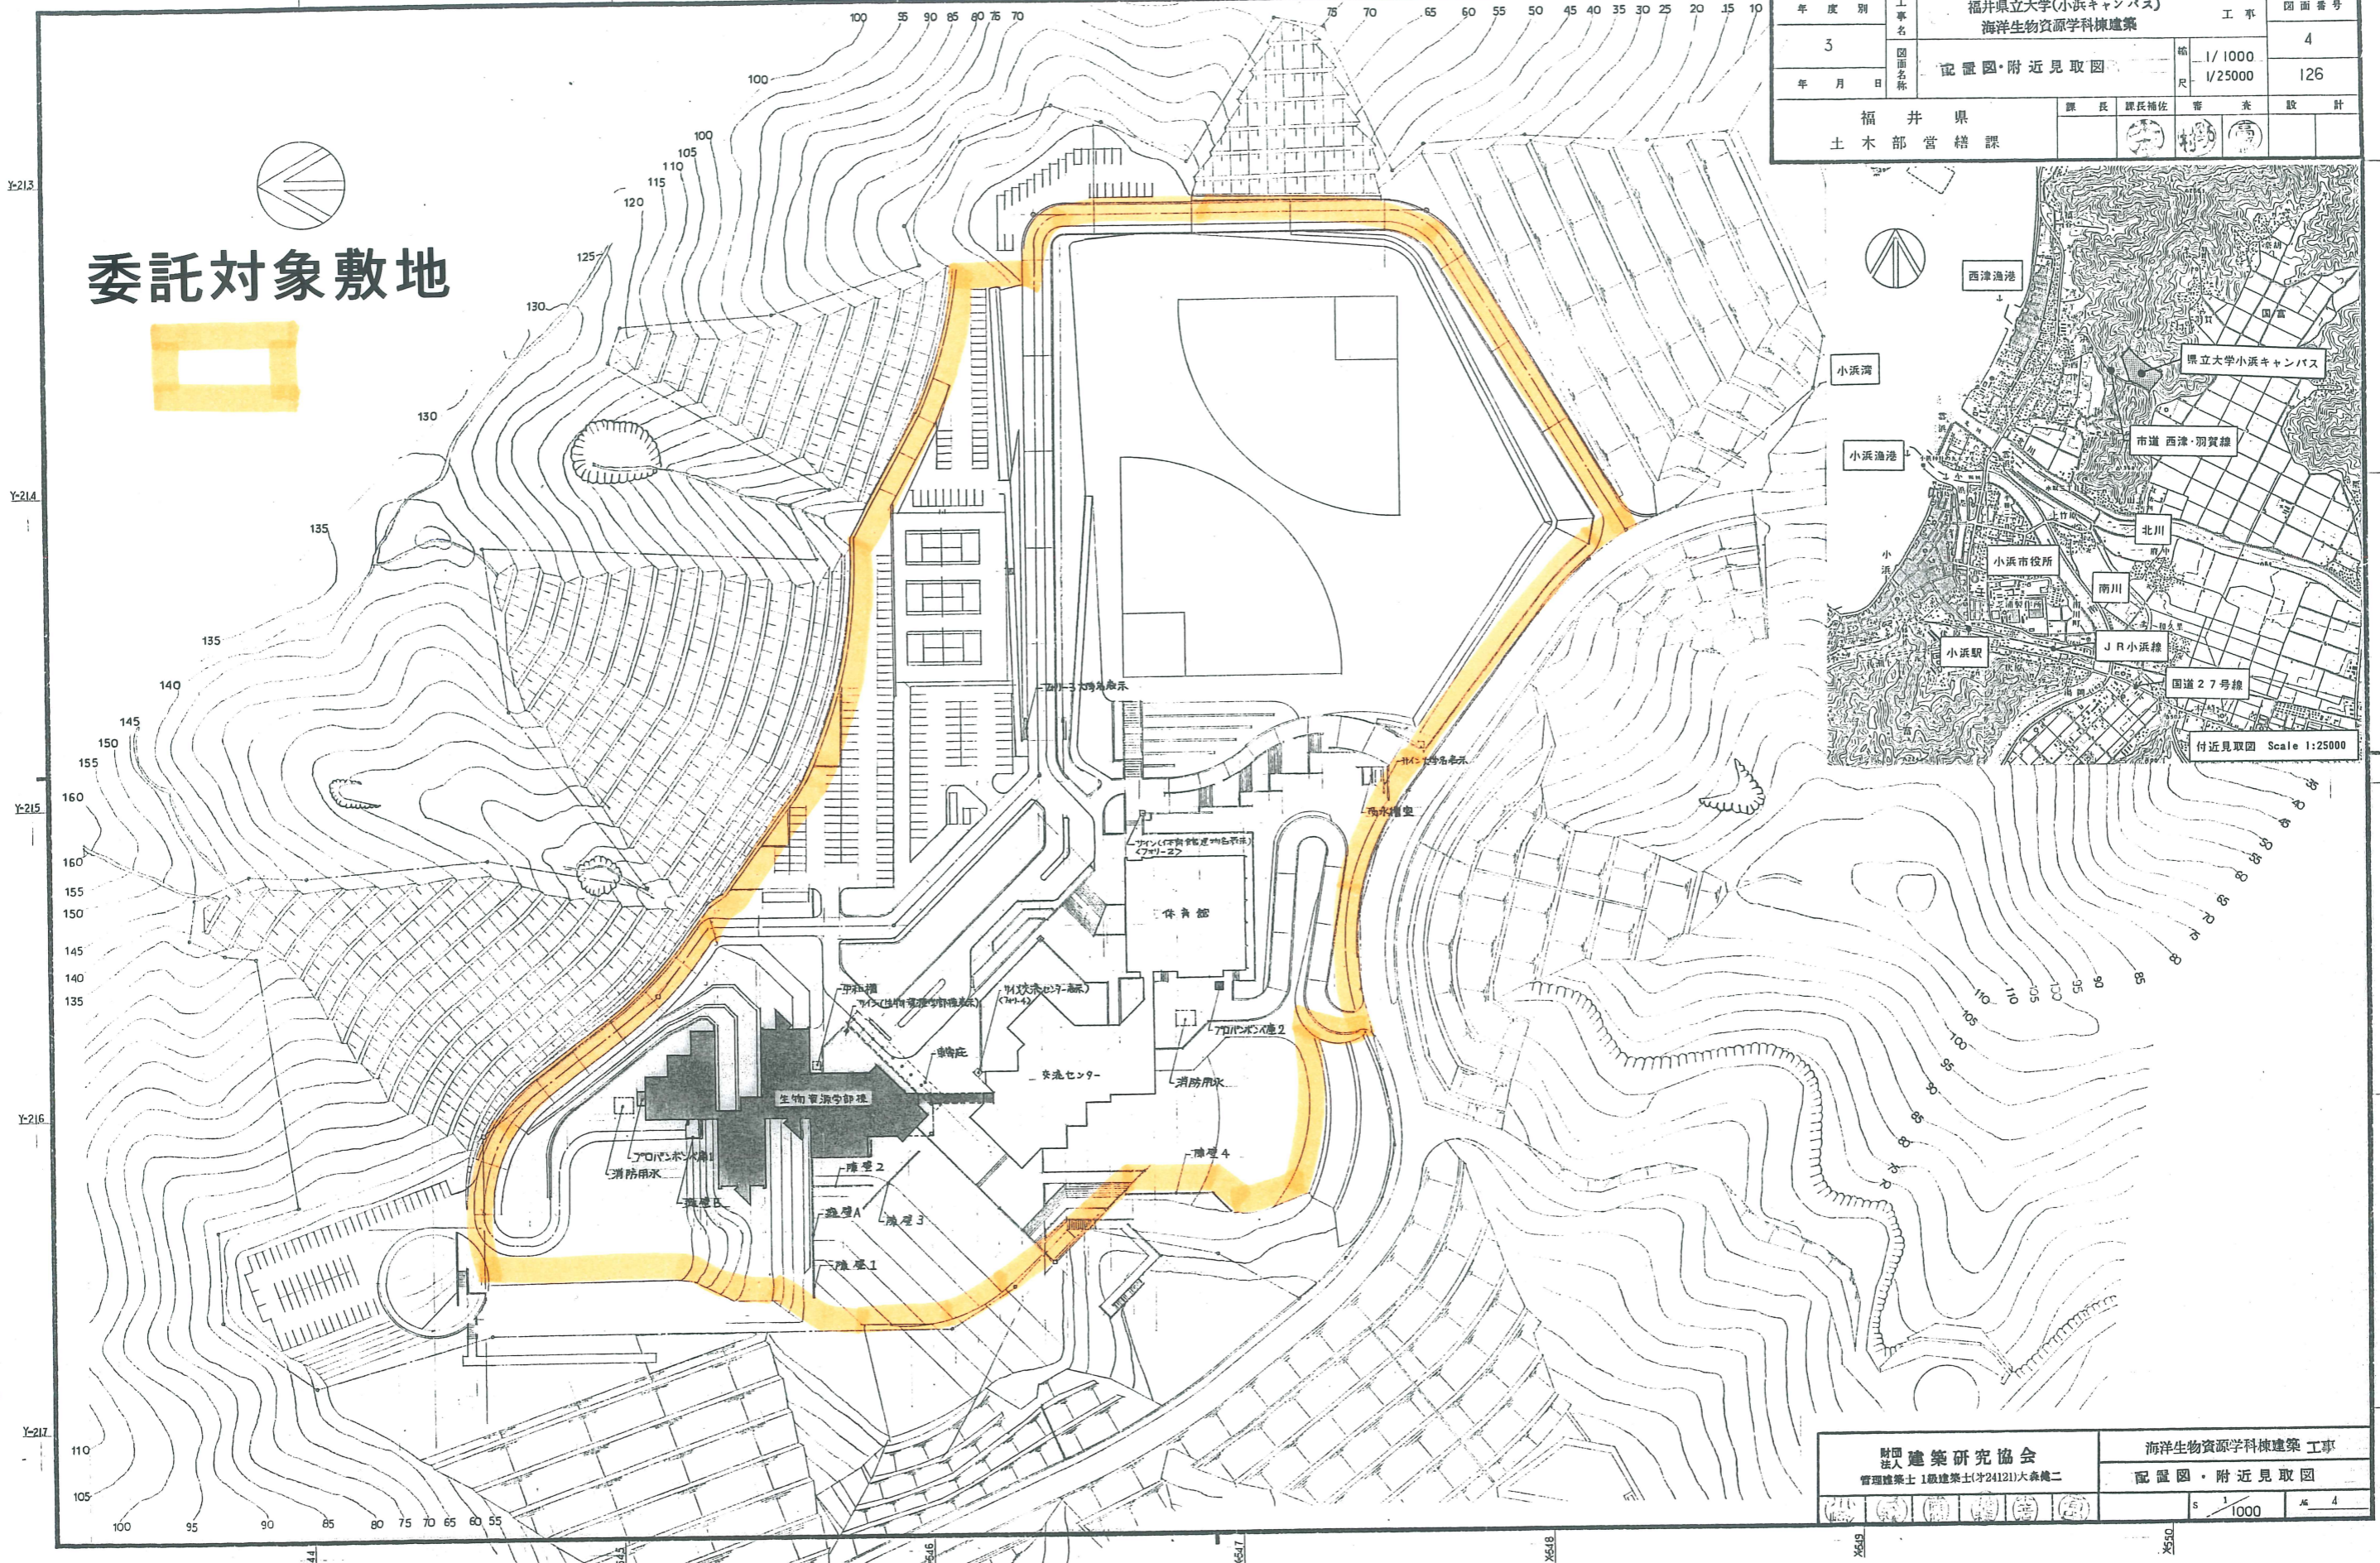

年度別	工事名	福井県立大学(小浜キャンパス) 海洋生物資源学科棟建築	工事	図面番号
3	図面名称	配置図・附近見取図	縮尺 1/1000 1/25000	4 126
年月日	課長	課長補佐	審査	設計
	福井県 土木部 営繕課			

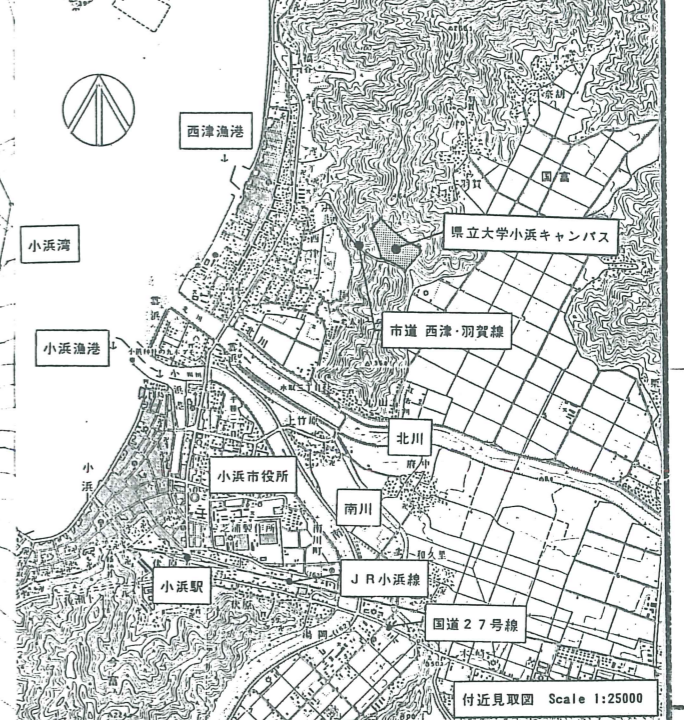


附図	建築研究協会	海洋生物資源学科棟建築 工事
法人	管理建築士 1級建築士(才24121)大森健二	配置図・附近見取図
縮尺	1/1000	4



# 水槽清掃箇所図 (屋外受水槽室)

年度別	工事名	福井県立大学(小浜キャンパス)	図面番号
4	屋外給排水その3工事		5
年月日	図面名称	屋外排水管路 2	縮尺
			1:200
			14

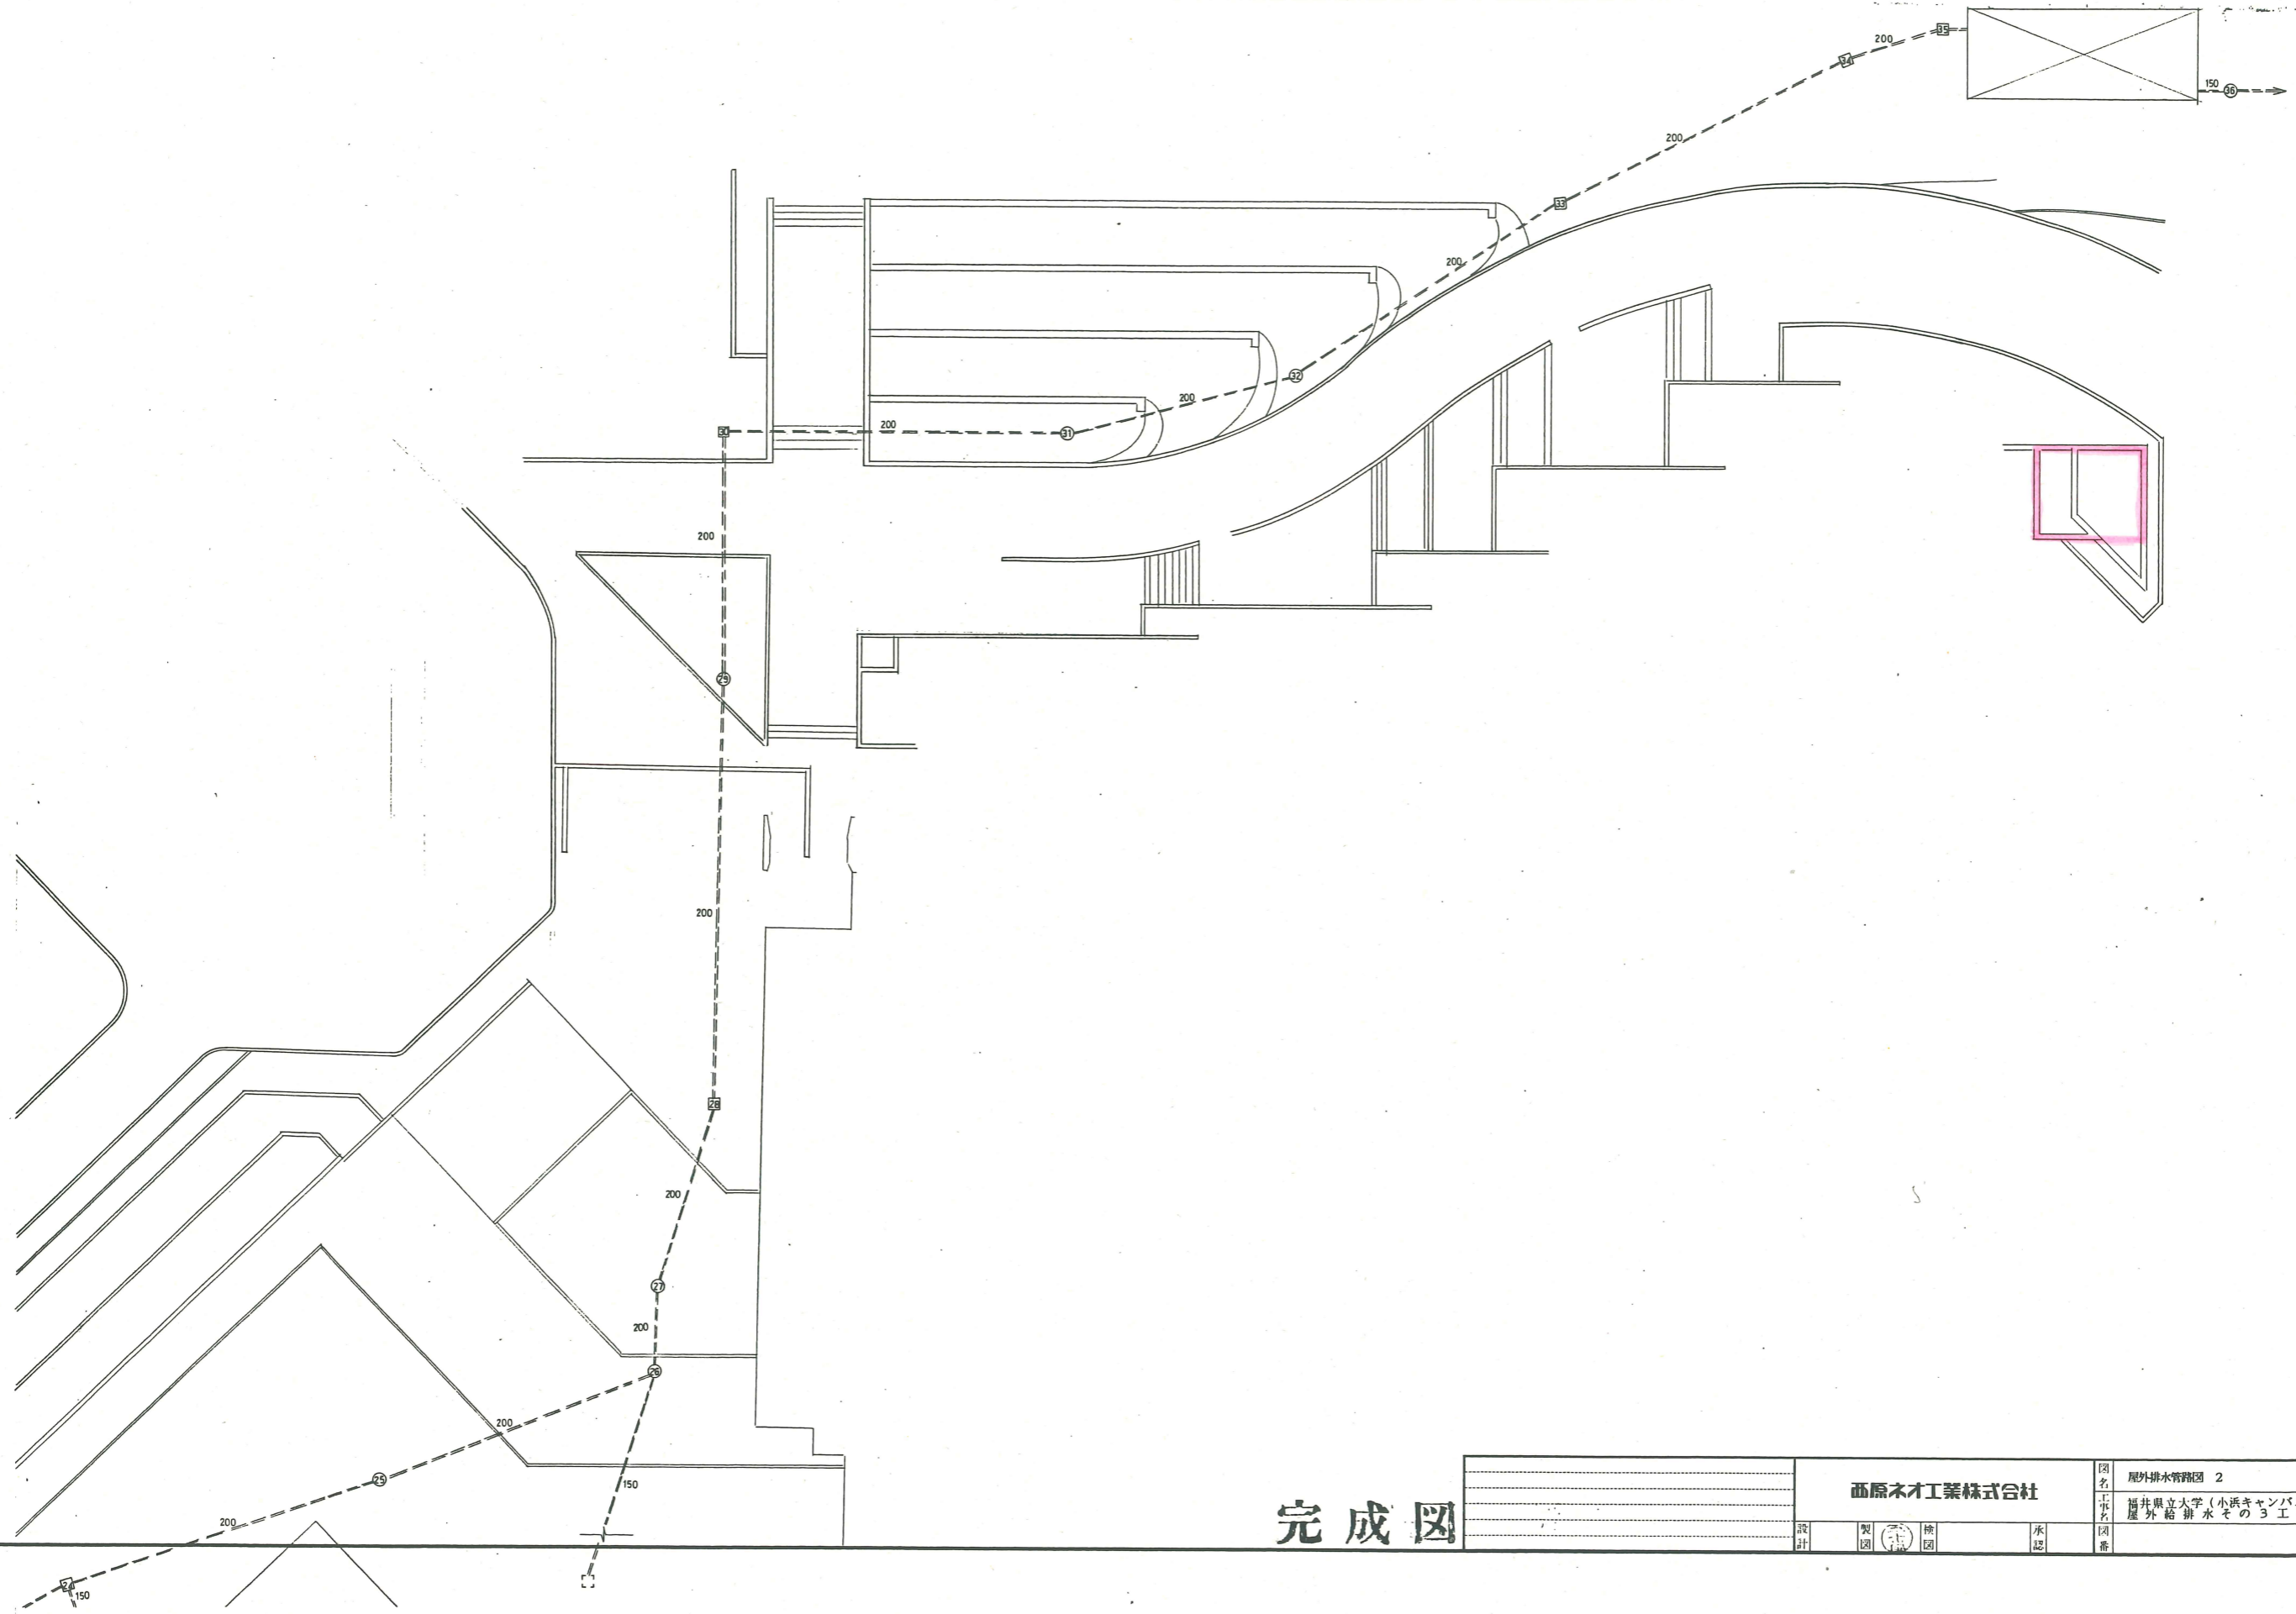


完成図


西原ネオ工業株式会社		図名	屋外排水管路 2	日付	
設計	製図	工事名	福井県立大学(小浜キャンパス)	縮尺	1:200
検図	承認	図面名称	屋外給排水その3工事		
		図番			

# 屋外受水槽室平面図


年度別	工事名	図番
4	福井県立大学(小浜キャンパス) 屋外給水設備工事	10
年月日	図名	縮尺
	屋外受水槽室平面詳細図, 平面図	1:50 1:100

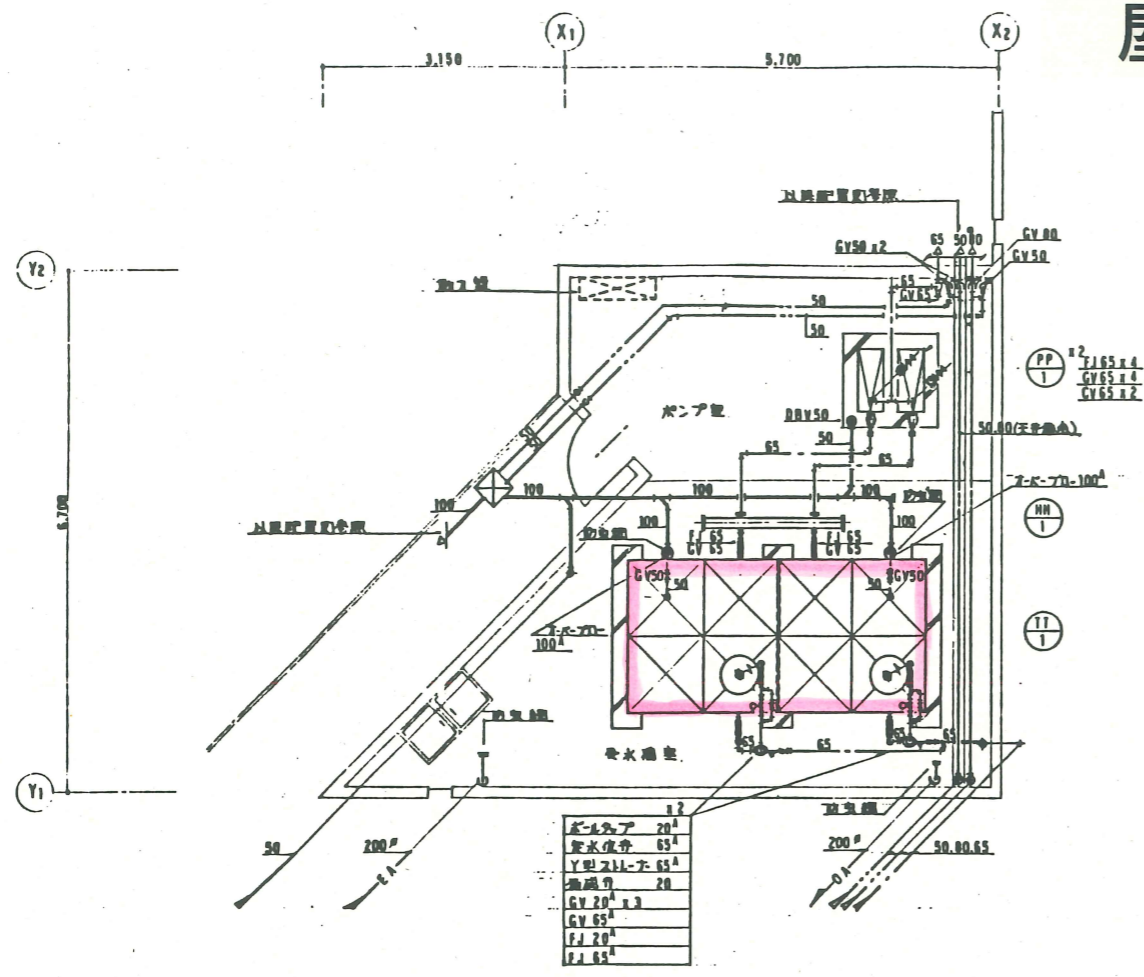

1F受水槽室 平面詳細図 1:50

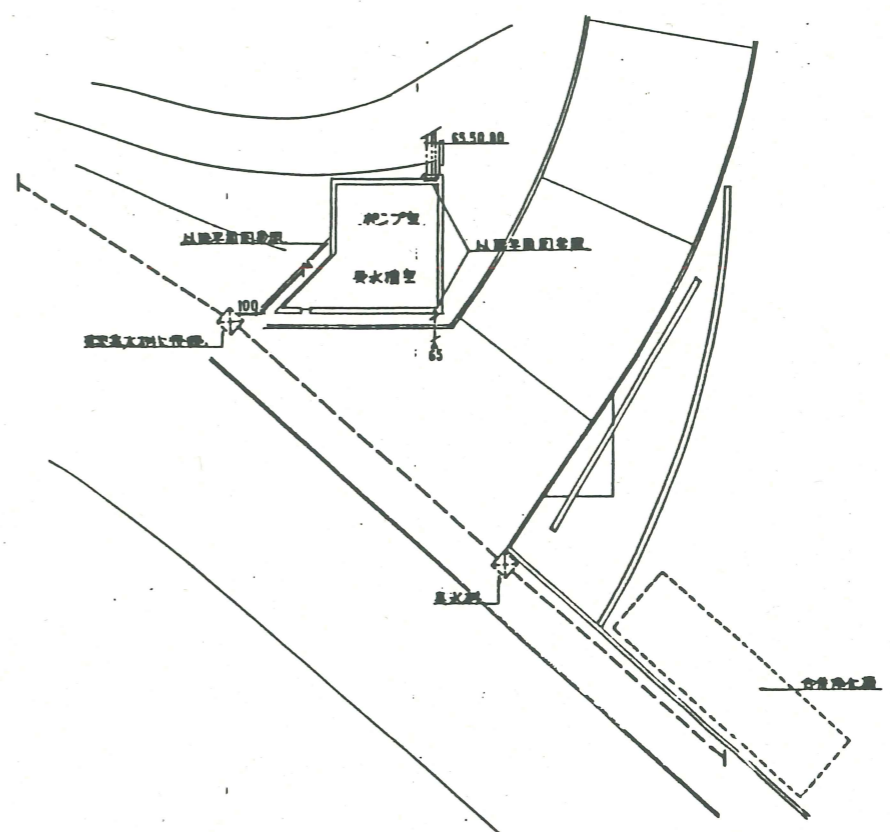

屋外受水槽室 平面図 1:100

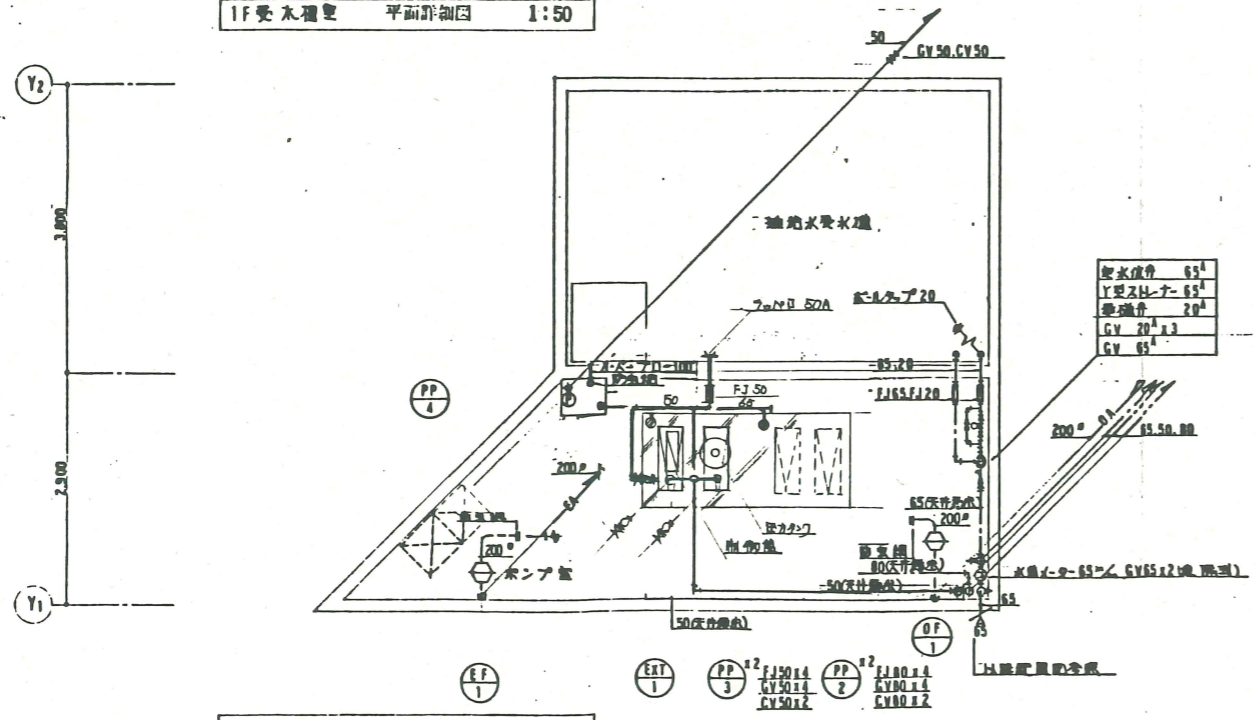

B1受水槽室 平面詳細図 1:50

部分口工事部と示す。

完成図




# 水槽清掃箇所図 (学部棟屋上 高架水槽)

年度別	4	工務名	福井県立大学(小浜キャンパス) 海洋生物資源学科棟給排水設備工事	図面番号	4
年月日		図面名称	系統図(1)	尺	61

## 凡例

図号・記号	名称	図号・記号	名称	図号・記号	名称
—	給水管	—	雑排水管	N	逆止弁
—A	雑用給水管	—	化学排水管	—	消火栓
—T	給湯管	—	洗水排水管	カヌメ-9-	カヌメ-9-
—K	上水換水管	—	濁水排水管	⊙	木造カヌメ
—G	雑用給水管	—	漁業管	⊗	インバート鋼
—	ガス管	—	消火管	⊠	鉄心物
—	排水給水管	—	水	—	通気弁物
—	高水給水管	—	散水栓	—	
—	汚水管	—	止切弁	—	

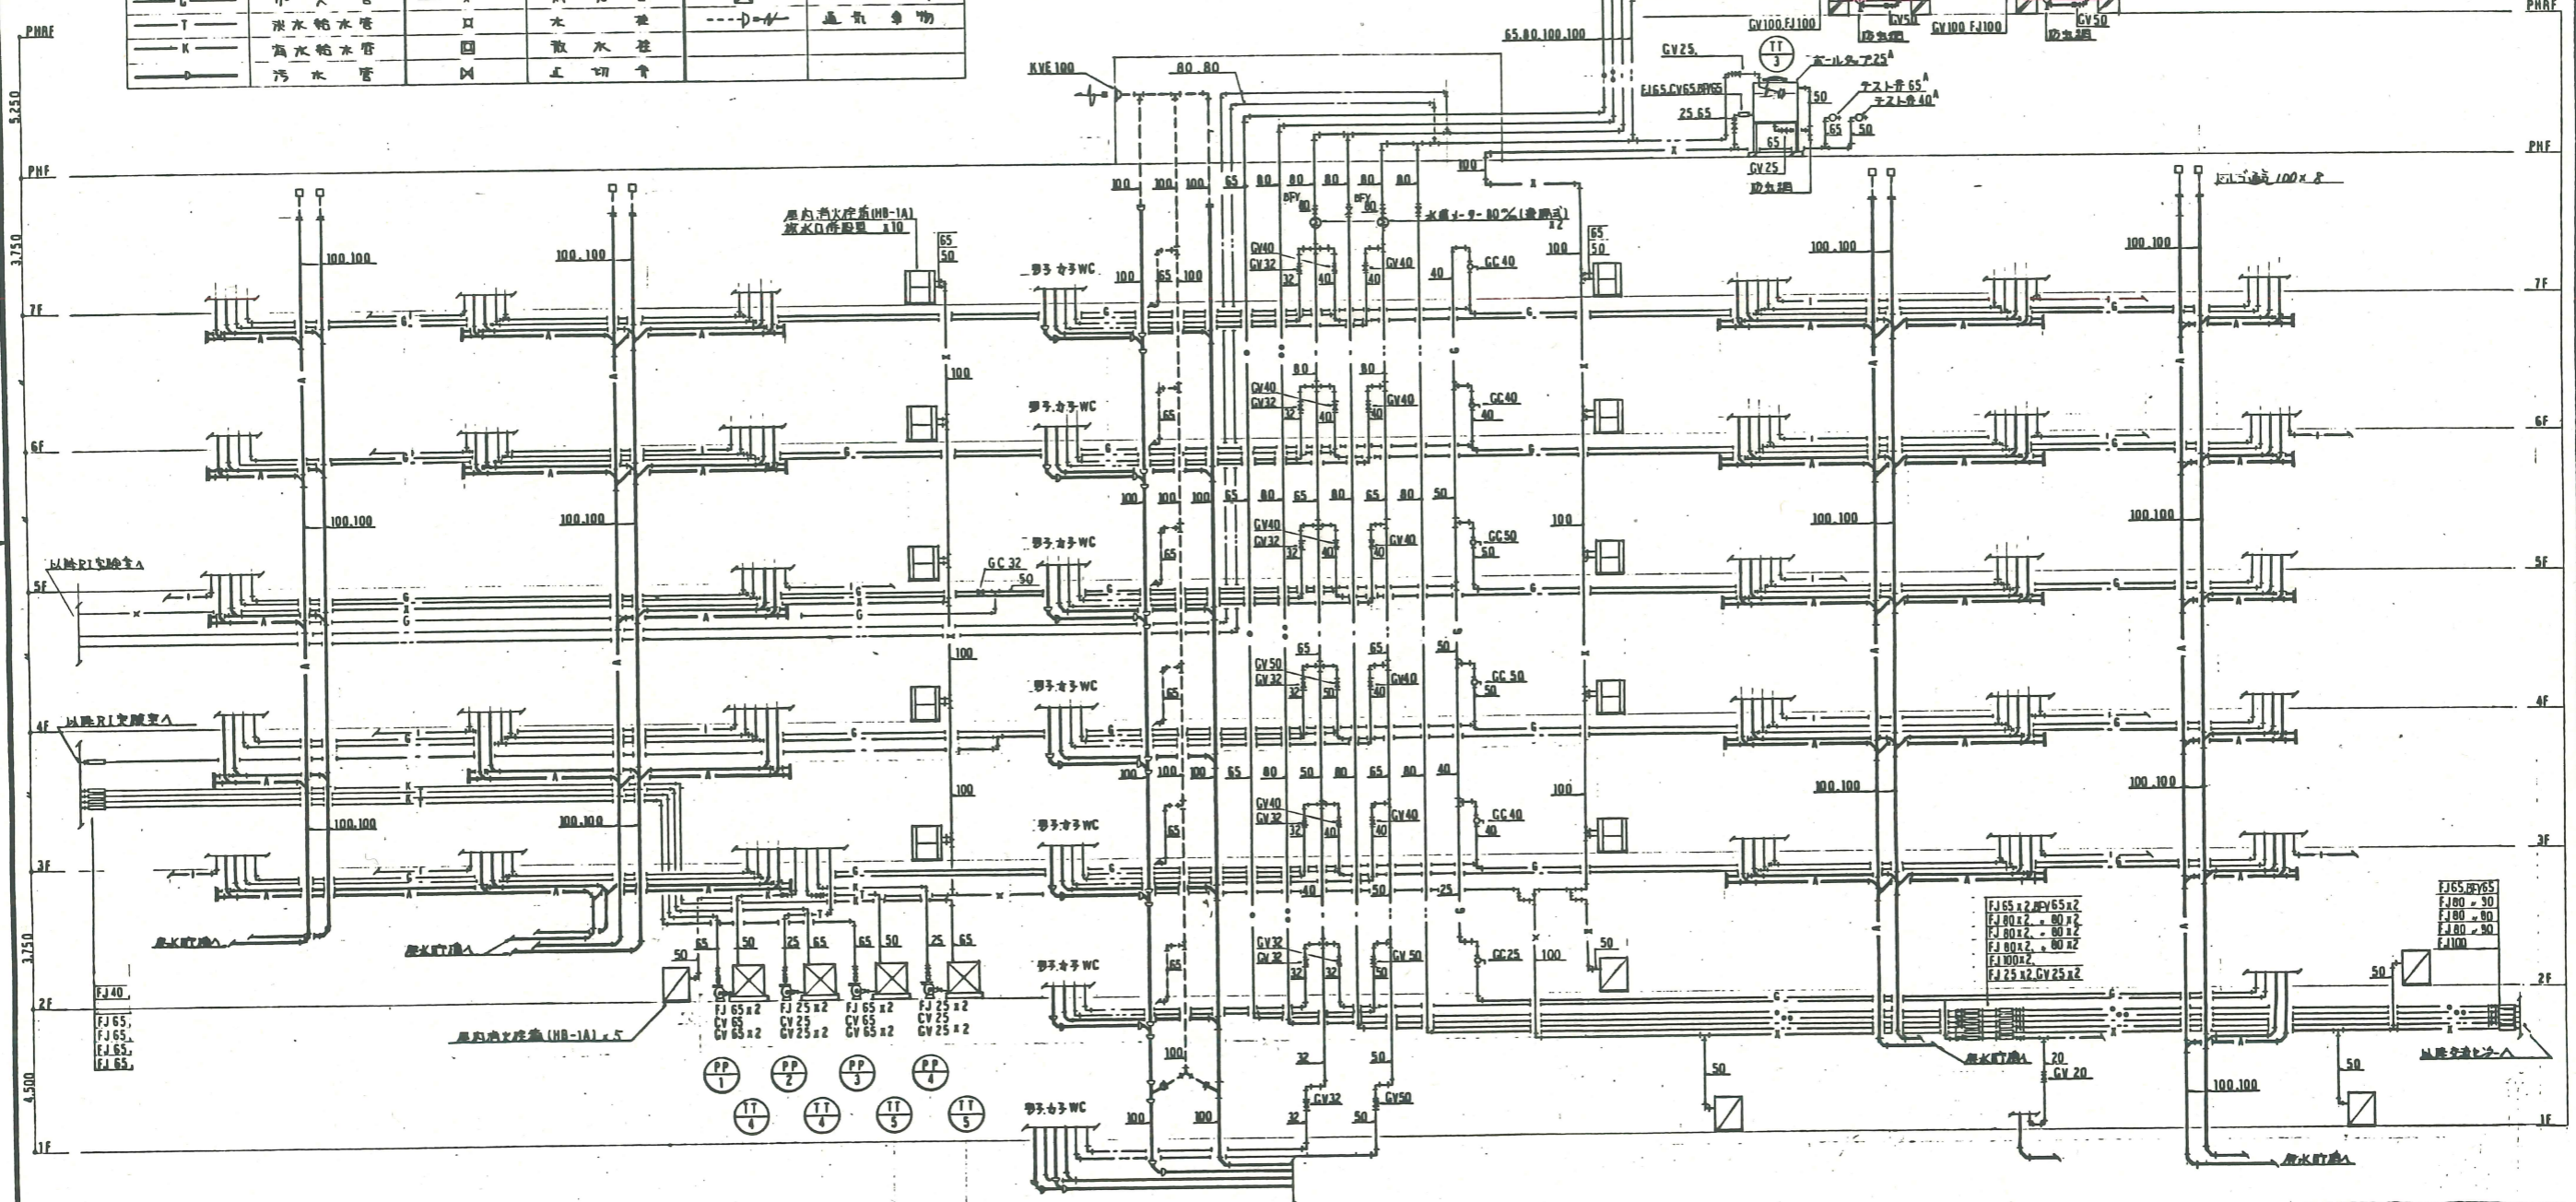

完成図

系統図(1)

設計	監理	施工	共同企業体	福井県立大学(小浜キャンパス) 海洋生物資源学科棟給排水設備工事
4				系統図(1)









工事名	福井県立大学(小浜キャンパス) 海洋生物資源学科棟建築	工事	図面番号
図面名称	立面図 1	縮尺	1/200
御旗谷組・名工建設㈱・御旗田工務店共同企業体			16

# ガラス清掃箇所図 (学部棟・渡り廊下)

記号	仕 上
A	コンクリート打放し B 排水網吹付
B	GRC パネル フッ素樹脂塗膜
C	アルミパネル
D	アルミパネル フッ素樹脂塗膜付塗装
E	アルミ製 ルーバー
F	アルミ製 手摺

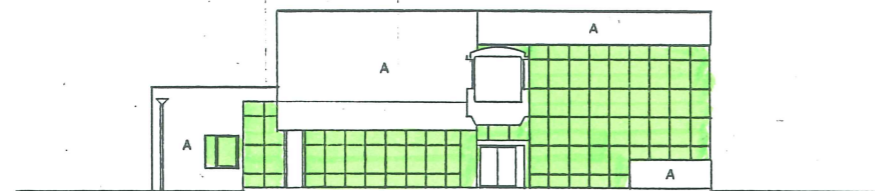


南立面図

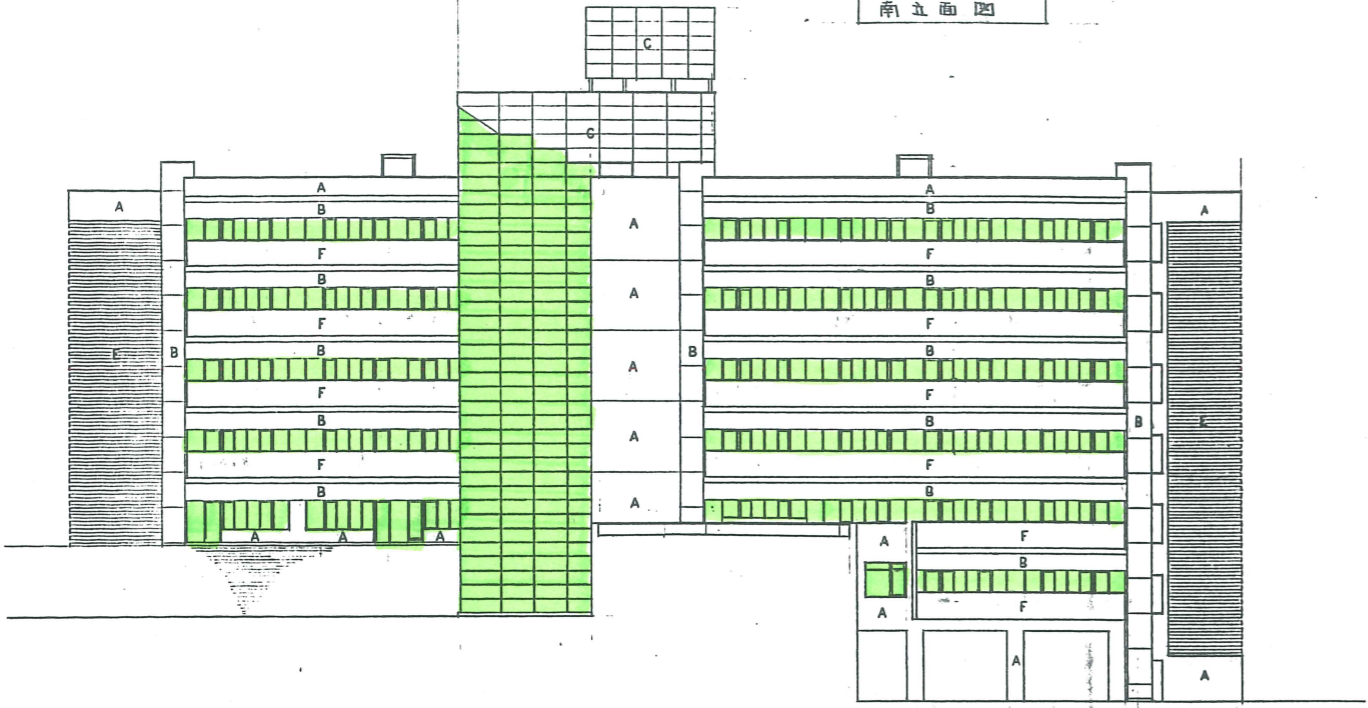


南立面図



北立面図

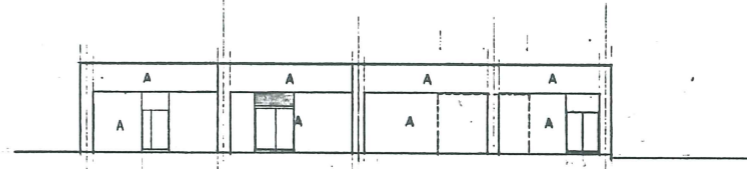

北立面図

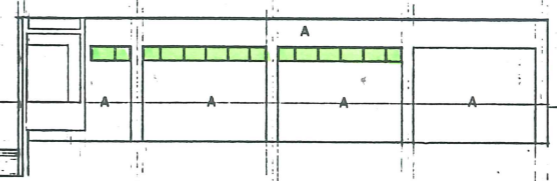


南立面図

御旗谷組・名工建設㈱・御旗田工務店共同企業体	海洋生物資源学科棟建築 工事
	立面図 1
縮尺	1/200
図面番号	16




工事名	福井県立大学(小浜キャンパス) 海洋生物資源学科棟建築	工事	図面番号
図面名称	立面図 2	1/200	17
朝日建設・名工建設・朝日建設共同企業体			

# ガラス清掃箇所図 (学部棟・渡り廊下)

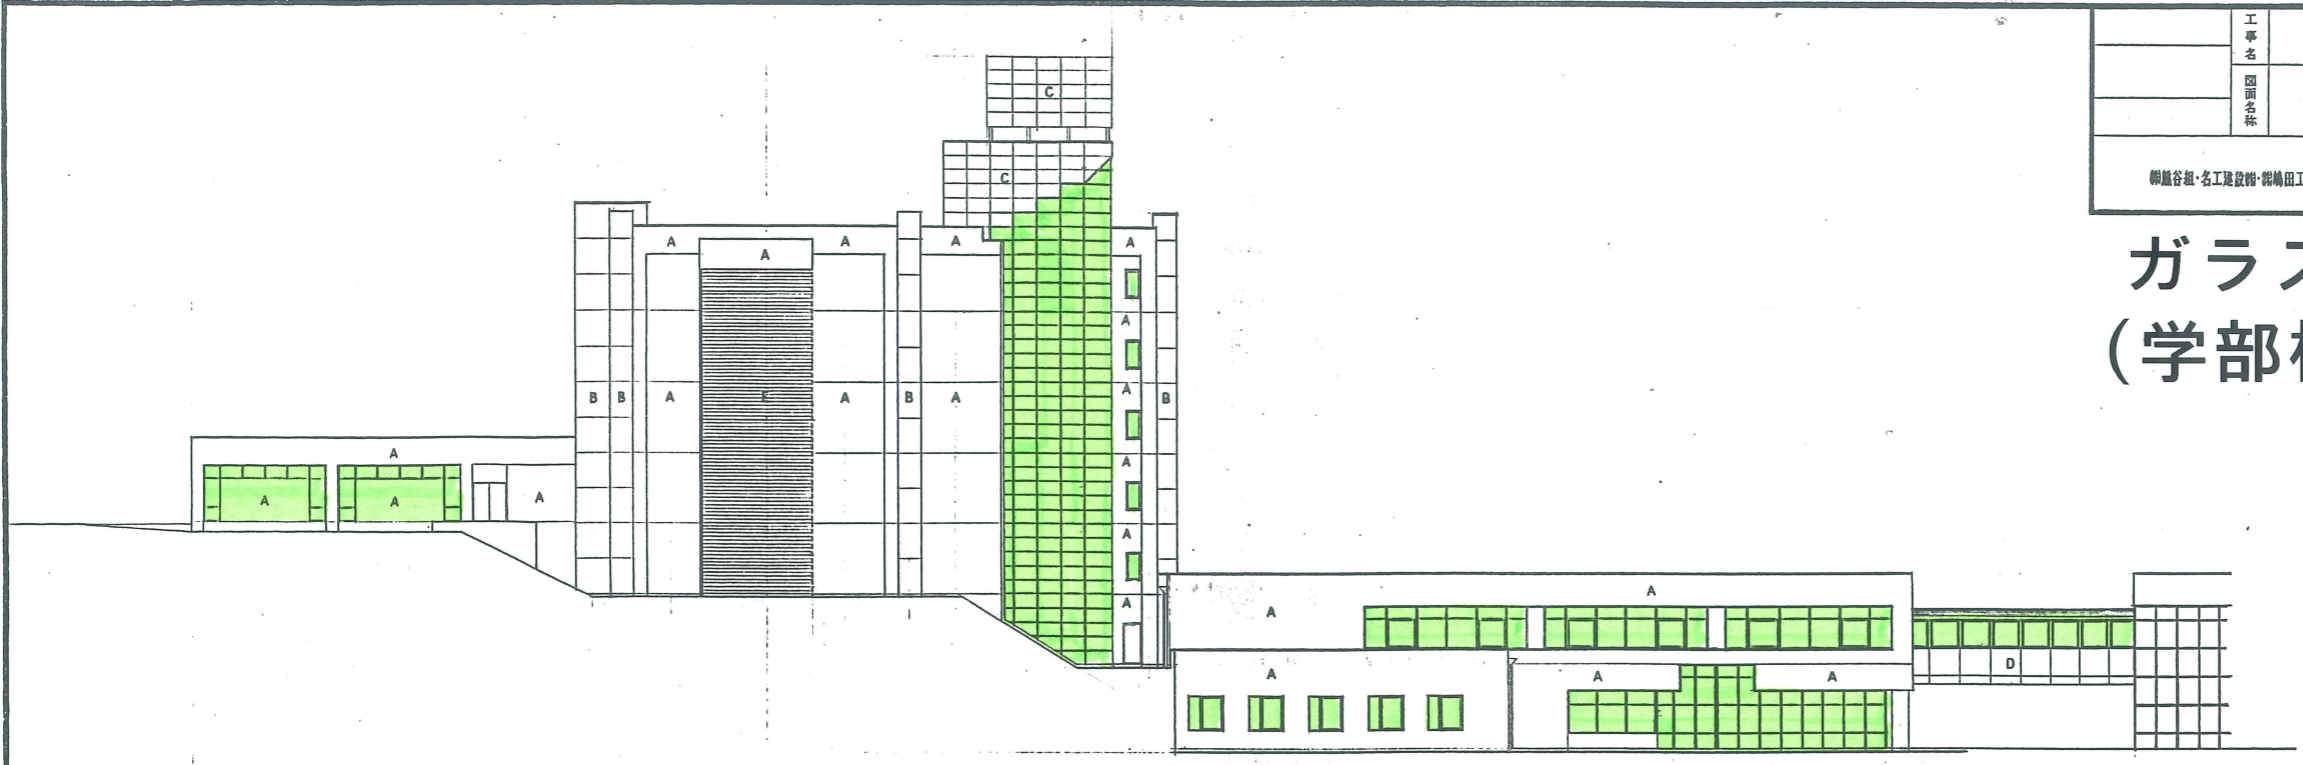

西立面図

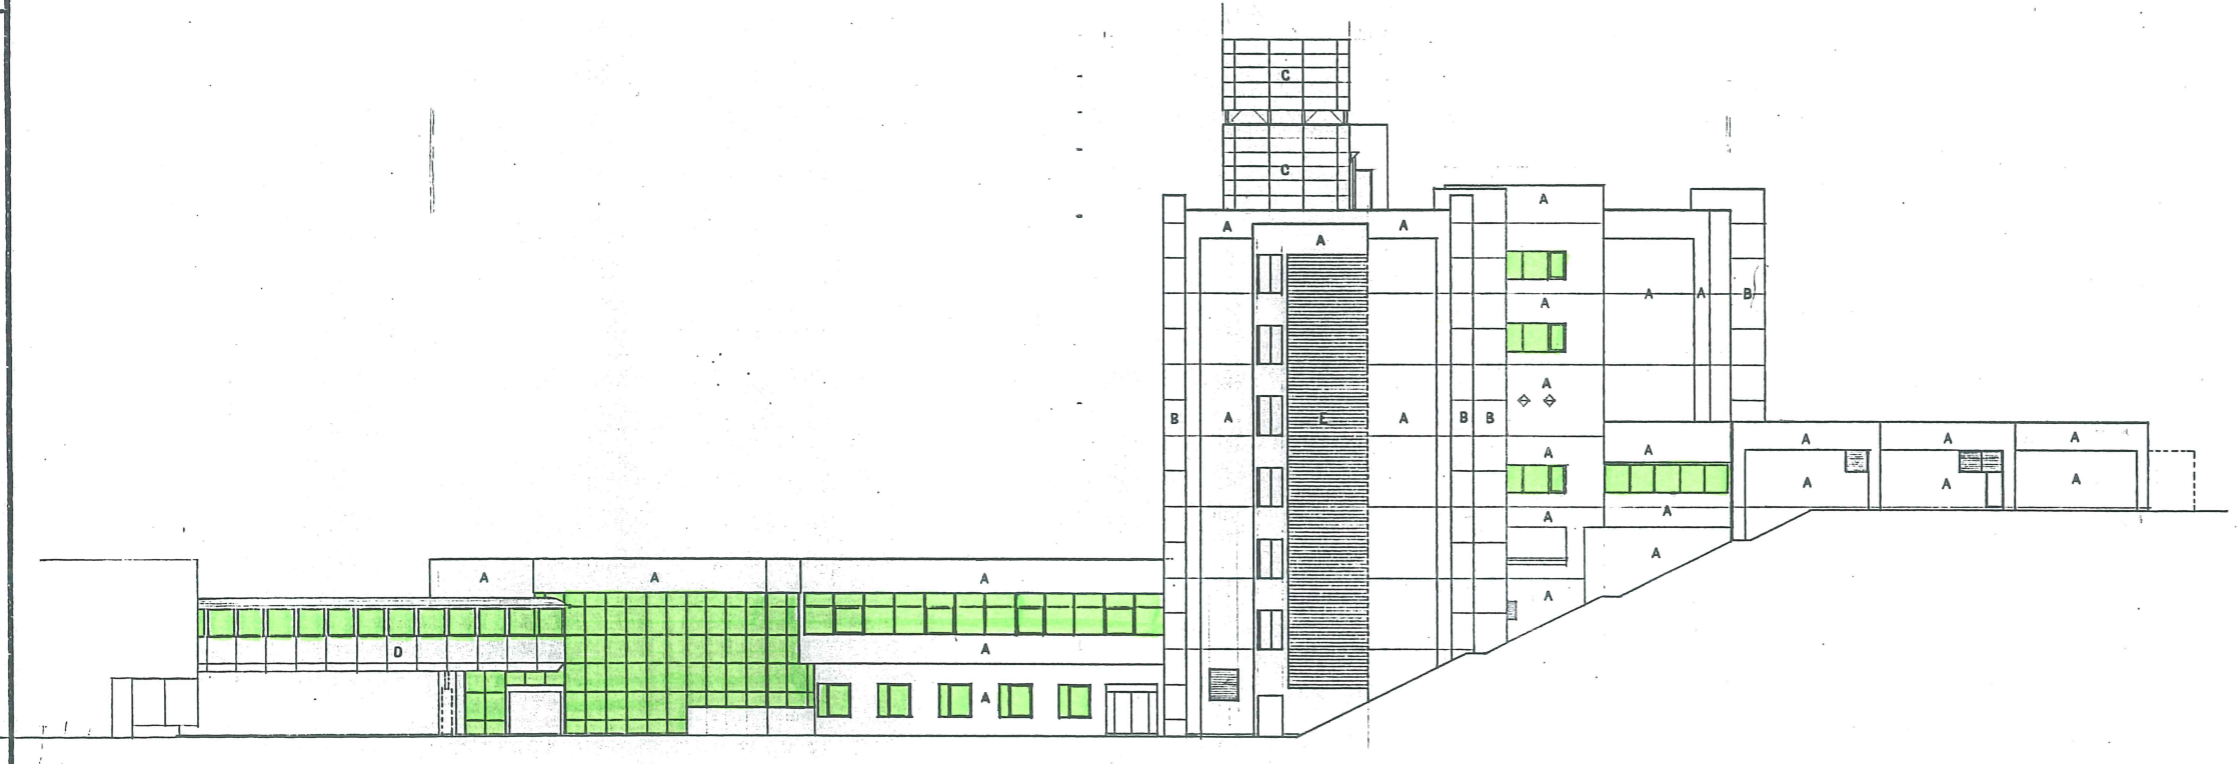

奥立面図

朝日建設・名工建設・朝日建設共同企業体		海洋生物資源学科棟建築 工事	
		立面図 2	
		1/200	17



