



# 別図 (小浜キャンパス採水場所)

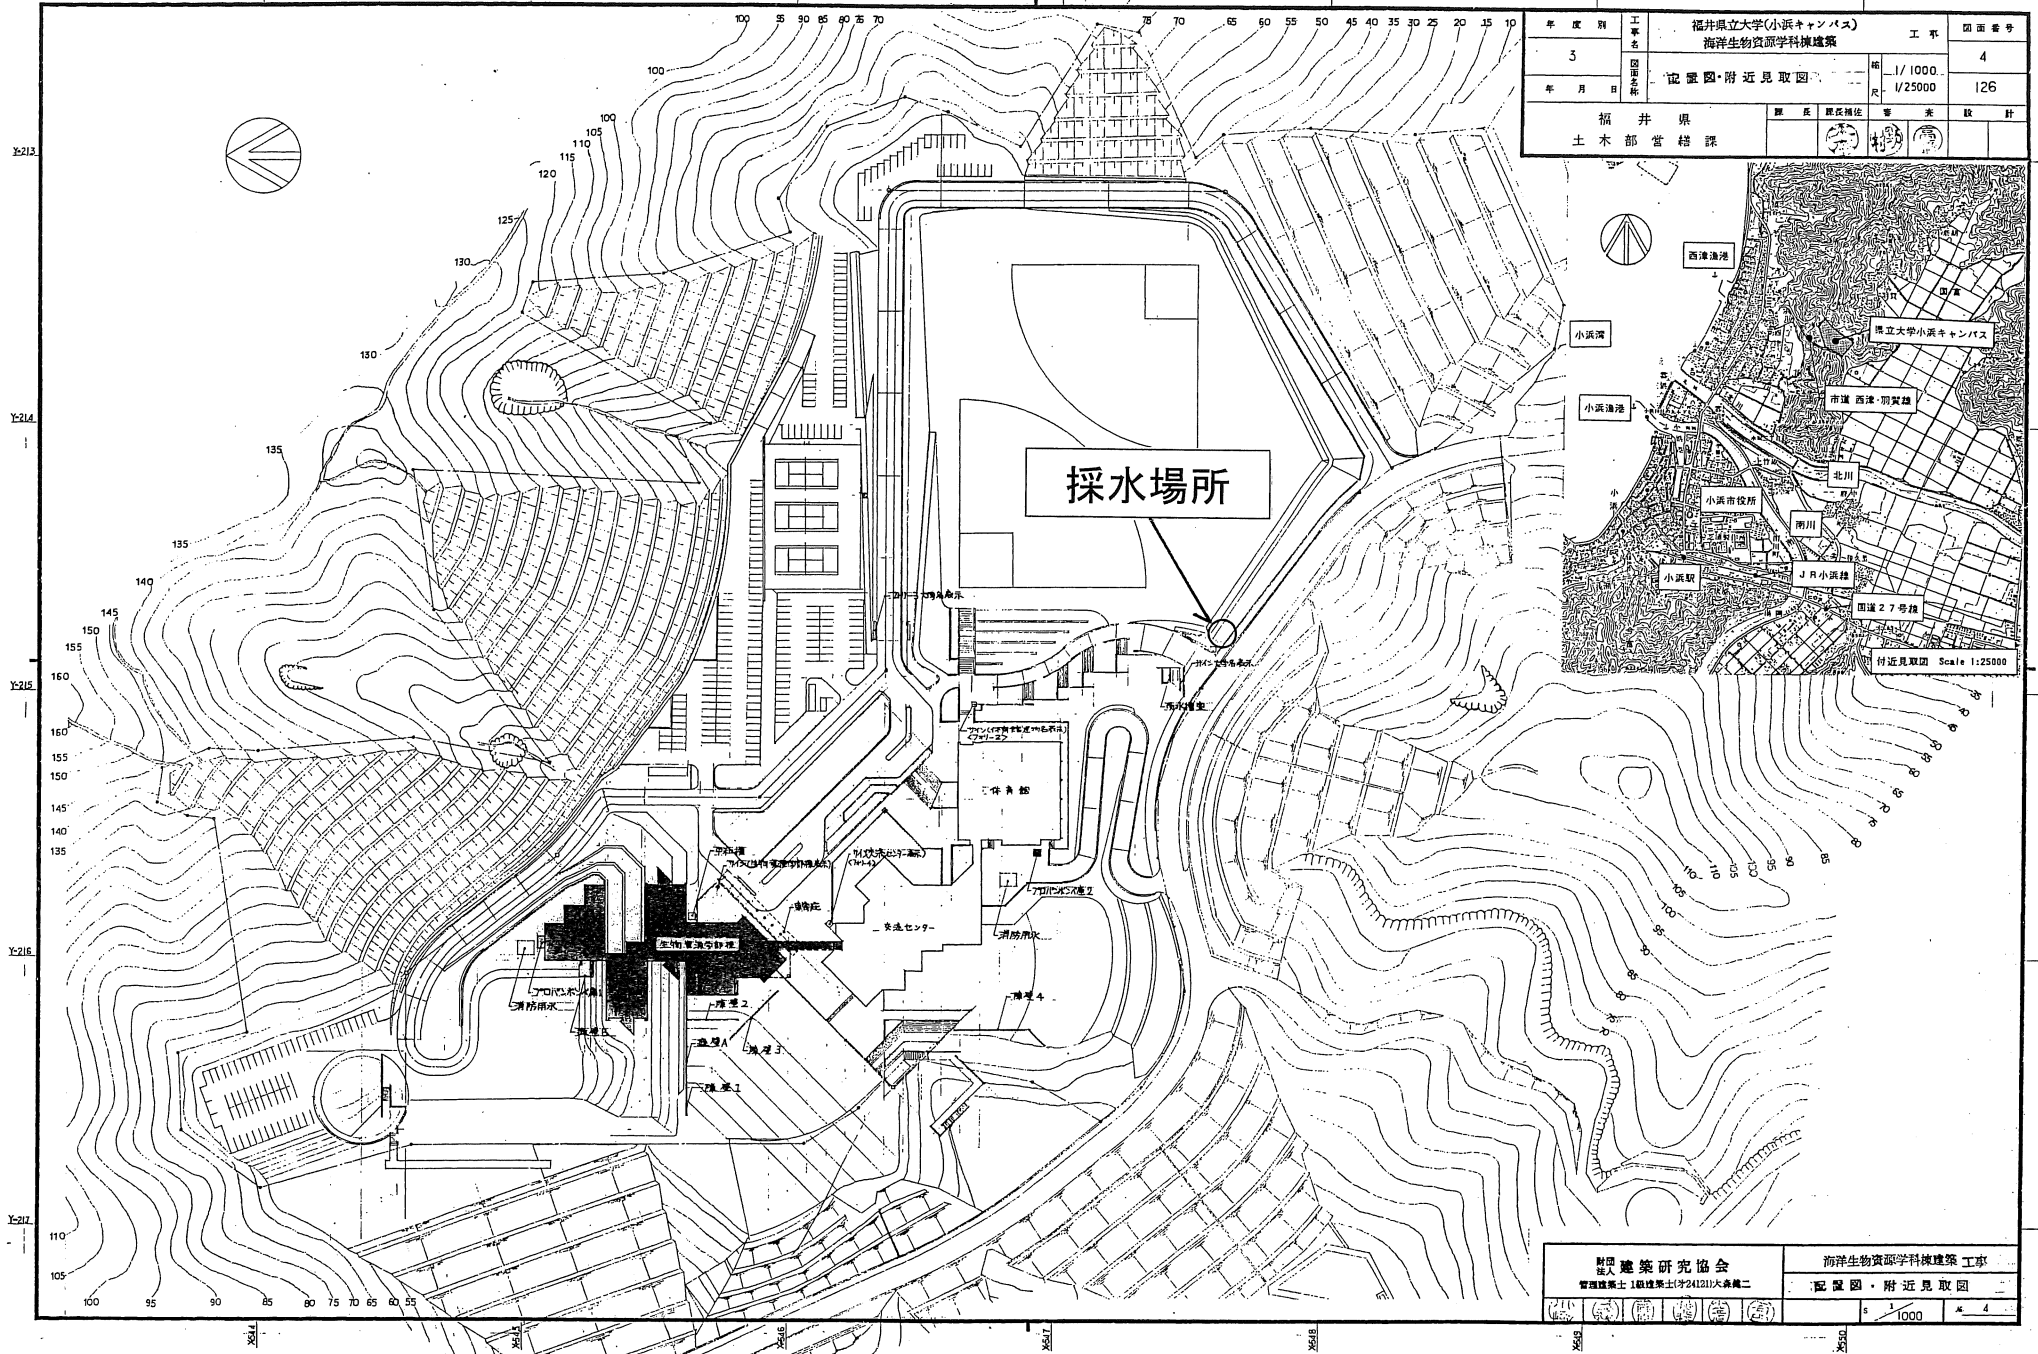

年度別	工事名	福井県立大学(小浜キャンパス) 海洋生物資源学科棟建築	工事	図面番号
3				4
年月日	図面名称	位置図・附近見取図	1/1000 1/2500	126
福井県		課長	課長補佐	専 業 技 師
土木部 営繕課				

財団法人建築研究協会 代表取締役 1級建築士(2924121)大島純二	海洋生物資源学科棟建築 工事 位置図・附近見取図
Scale 1:1000	

# 別図 (海洋生物資源臨海研究センター採水場所)

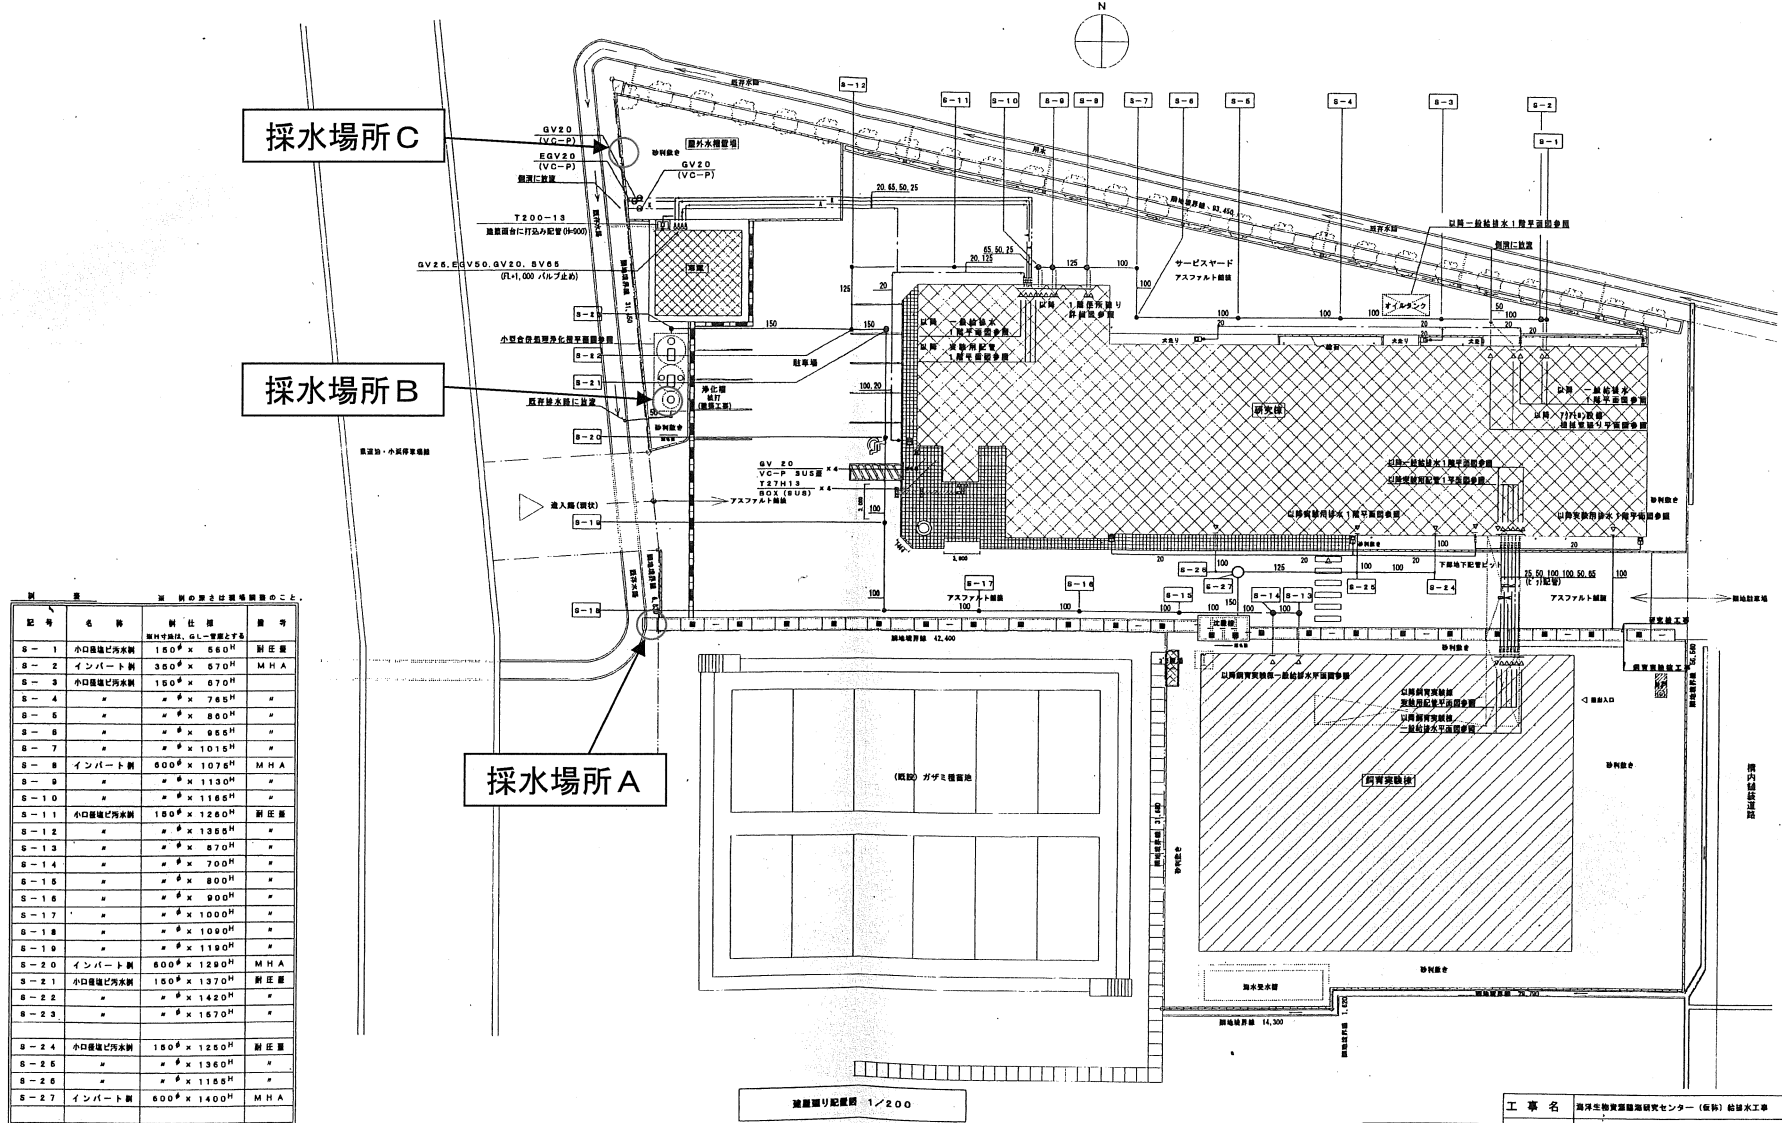

記号	名称	寸法	備考
S-1	小口塩硝化汚水弁	180φ x 560H	副庄屋
S-2	インバート弁	300φ x 570H	MHA
S-3	小口塩硝化汚水弁	180φ x 670H	*
S-4	"	" x 785H	*
S-5	"	" x 800H	*
S-6	"	" x 865H	*
S-7	"	" x 1015H	*
S-8	インバート弁	800φ x 1075H	MHA
S-9	"	" x 1130H	*
S-10	"	" x 1165H	*
S-11	小口塩硝化汚水弁	180φ x 1260H	副庄屋
S-12	"	" x 1365H	*
S-13	"	" x 870H	*
S-14	"	" x 700H	*
S-15	"	" x 800H	*
S-16	"	" x 900H	*
S-17	"	" x 1000H	*
S-18	"	" x 1080H	*
S-19	"	" x 1180H	*
S-20	インバート弁	800φ x 1280H	MHA
S-21	小口塩硝化汚水弁	180φ x 1370H	副庄屋
S-22	"	" x 1420H	*
S-23	"	" x 1670H	*
S-24	小口塩硝化汚水弁	180φ x 1280H	副庄屋
S-25	"	" x 1360H	*
S-26	"	" x 1160H	*
S-27	インバート弁	800φ x 1400H	MHA

完成図

工事名	海洋生物資源臨海研究センター(仮称)給排水工事		
図面名	研究棟 調査・実験場り配管図		
図面No.	第 4	冊 1/30	図面No. 1000000000
4/37	1/30	14年11月20日	島田 竹内
横山商事株式会社			