



# 委託対象敷地

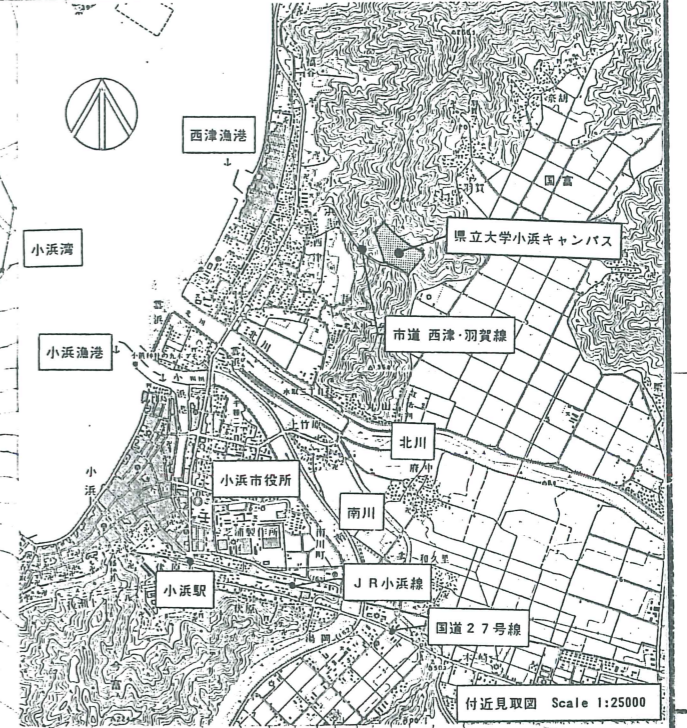

|                |      |                                |                   |      |
|----------------|------|--------------------------------|-------------------|------|
| 年度別            | 工事名  | 福井県立大学(小浜キャンパス)<br>海洋生物資源学科棟建築 | 工事                | 図面番号 |
| 3              | 図面名称 | 配置図・附近見取図                      | 縮尺                | 4    |
| 年月日            |      |                                | 1/1000<br>1/25000 | 126  |
| 福井県<br>土木部 営繕課 |      | 課長                             | 課長補佐              | 審査   |
|                |      |                                |                   | 設計   |




|                         |                  |
|-------------------------|------------------|
| 財団法人<br>建築研究協会          | 海洋生物資源学科棟建築 工事   |
| 管理建築士 1級建築士(才24121)大森健二 | 配置図・附近見取図        |
|                         | 縮尺 1/1000 図面番号 4 |

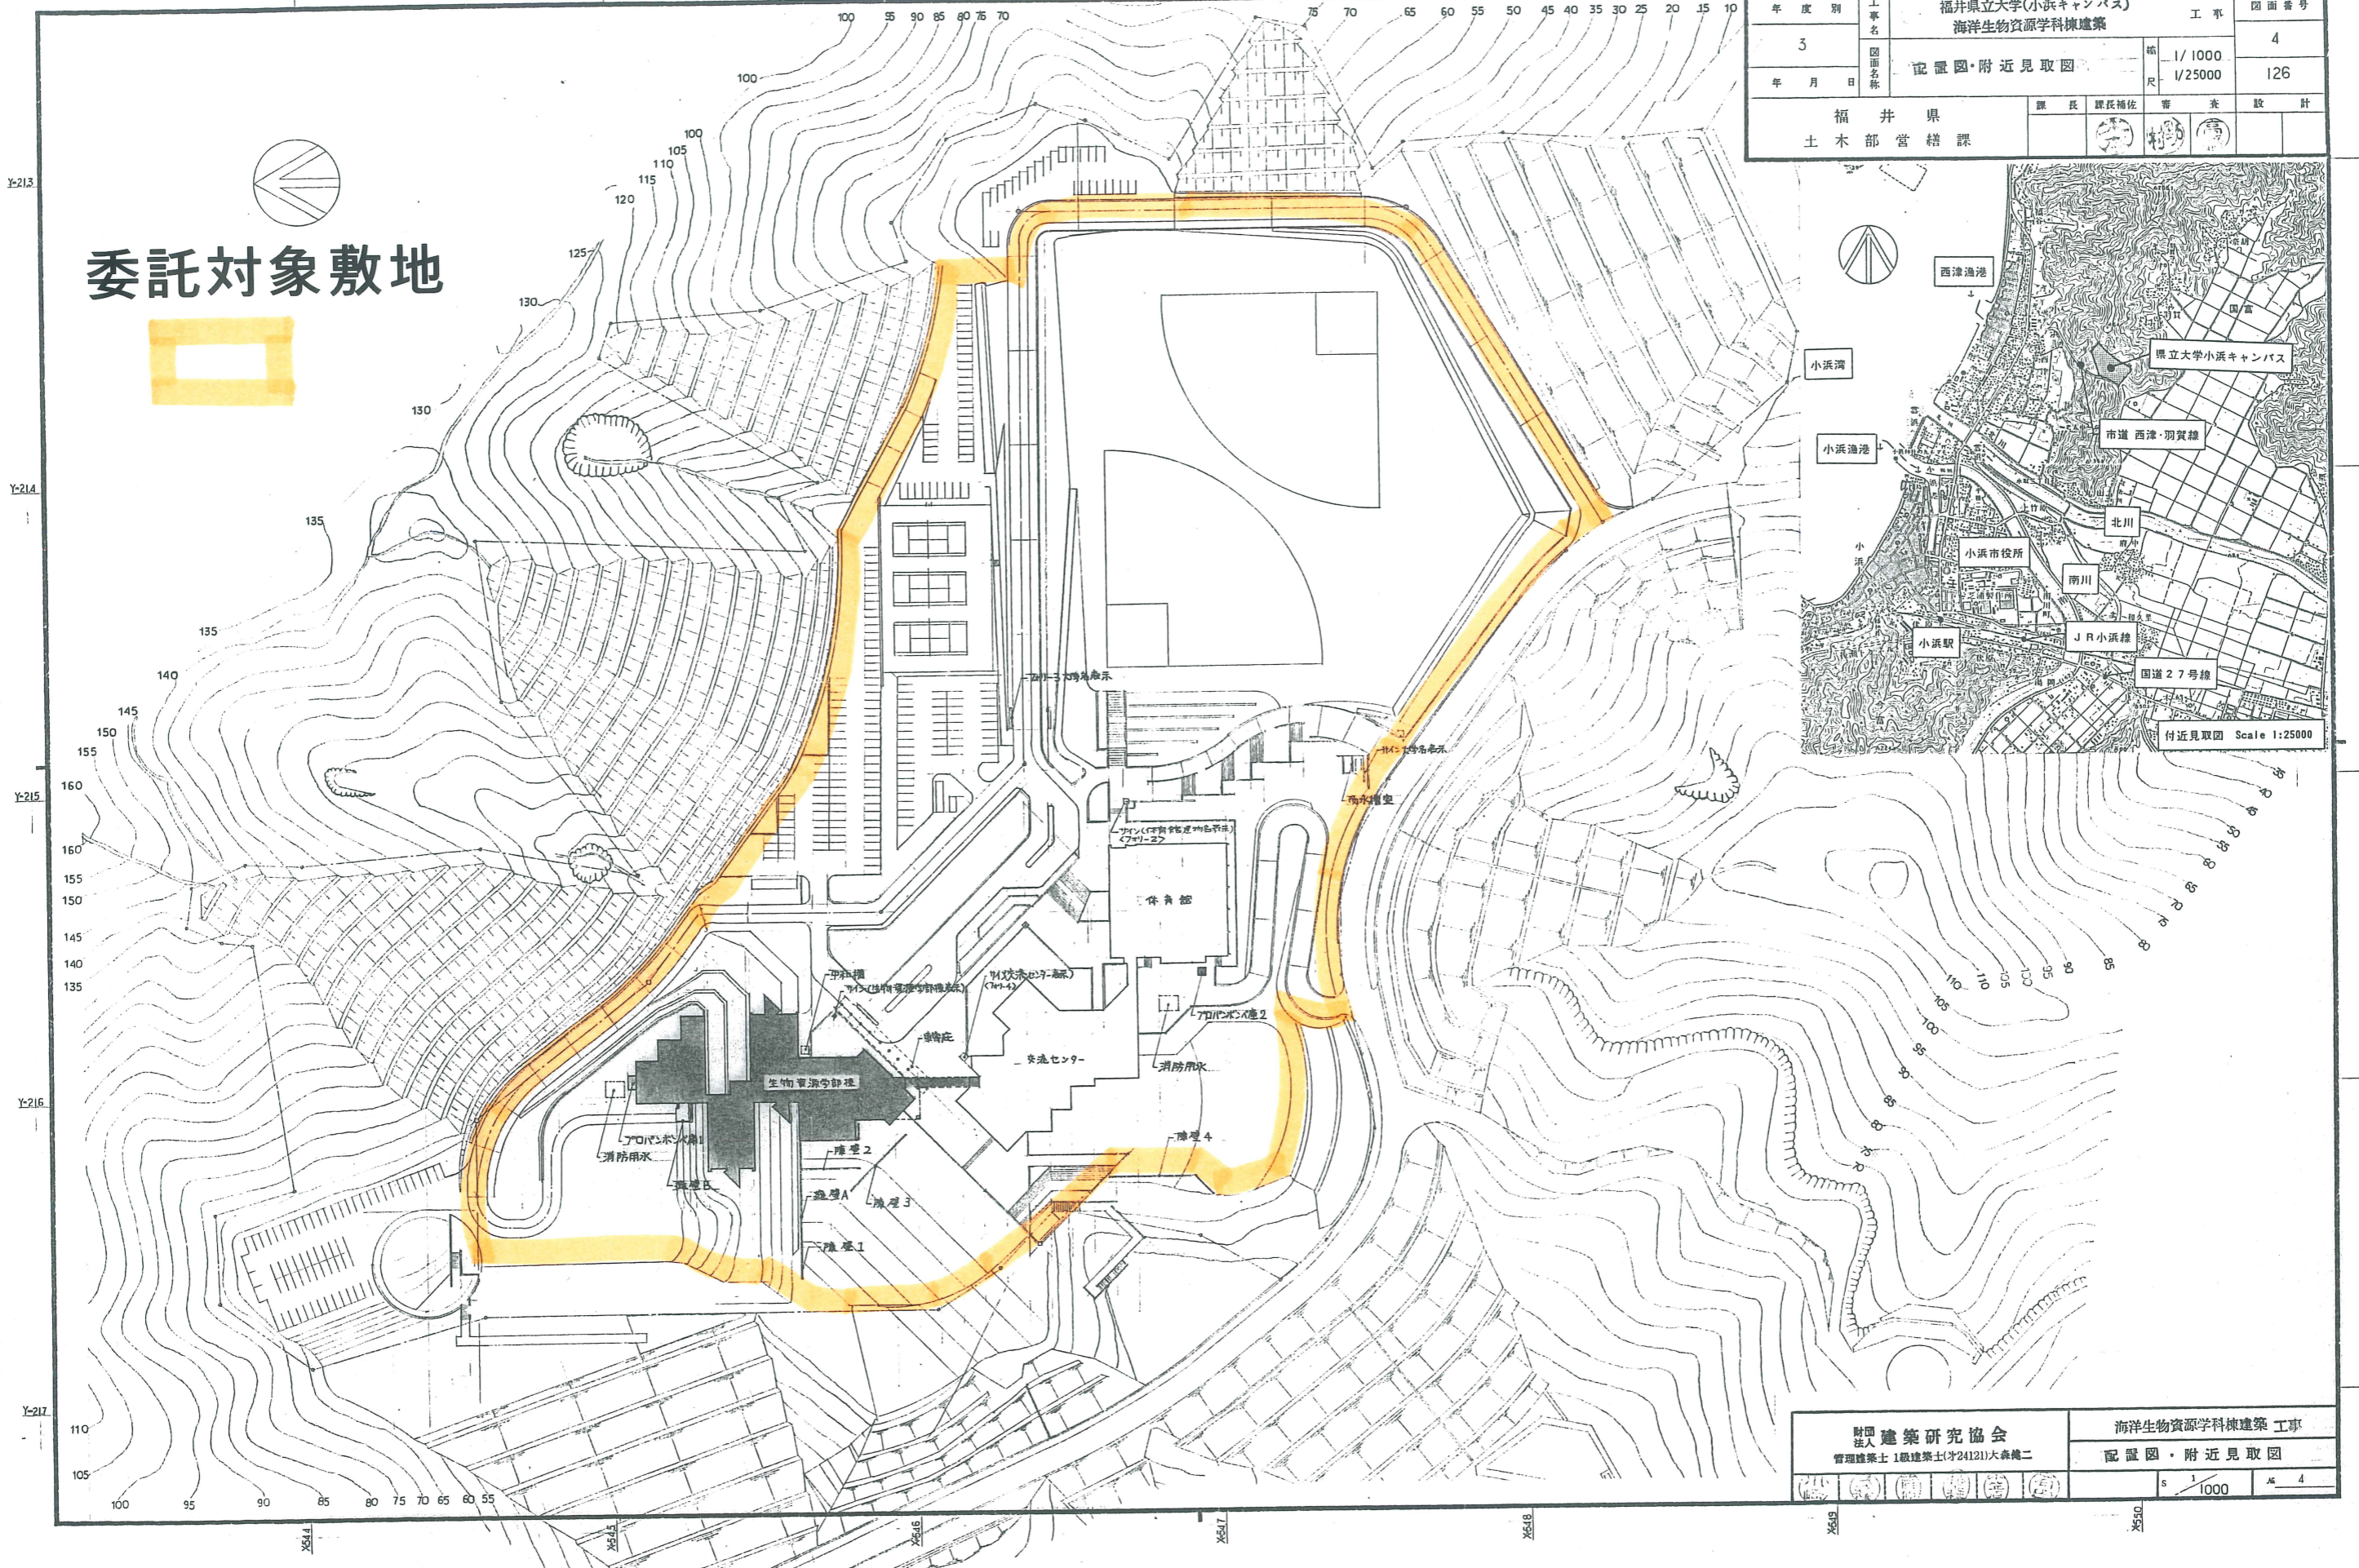

# 水槽清掃箇所図 (屋外受水槽室)

|     |            |                 |       |
|-----|------------|-----------------|-------|
| 年度別 | 工事名        | 福井県立大学(小浜キャンパス) | 図面番号  |
| 4   | 屋外給排水その3工事 |                 | 5     |
| 年月日 | 図面名称       | 屋外排水管路図 2       | 縮尺    |
|     |            |                 | 1:200 |
|     |            |                 | 14    |

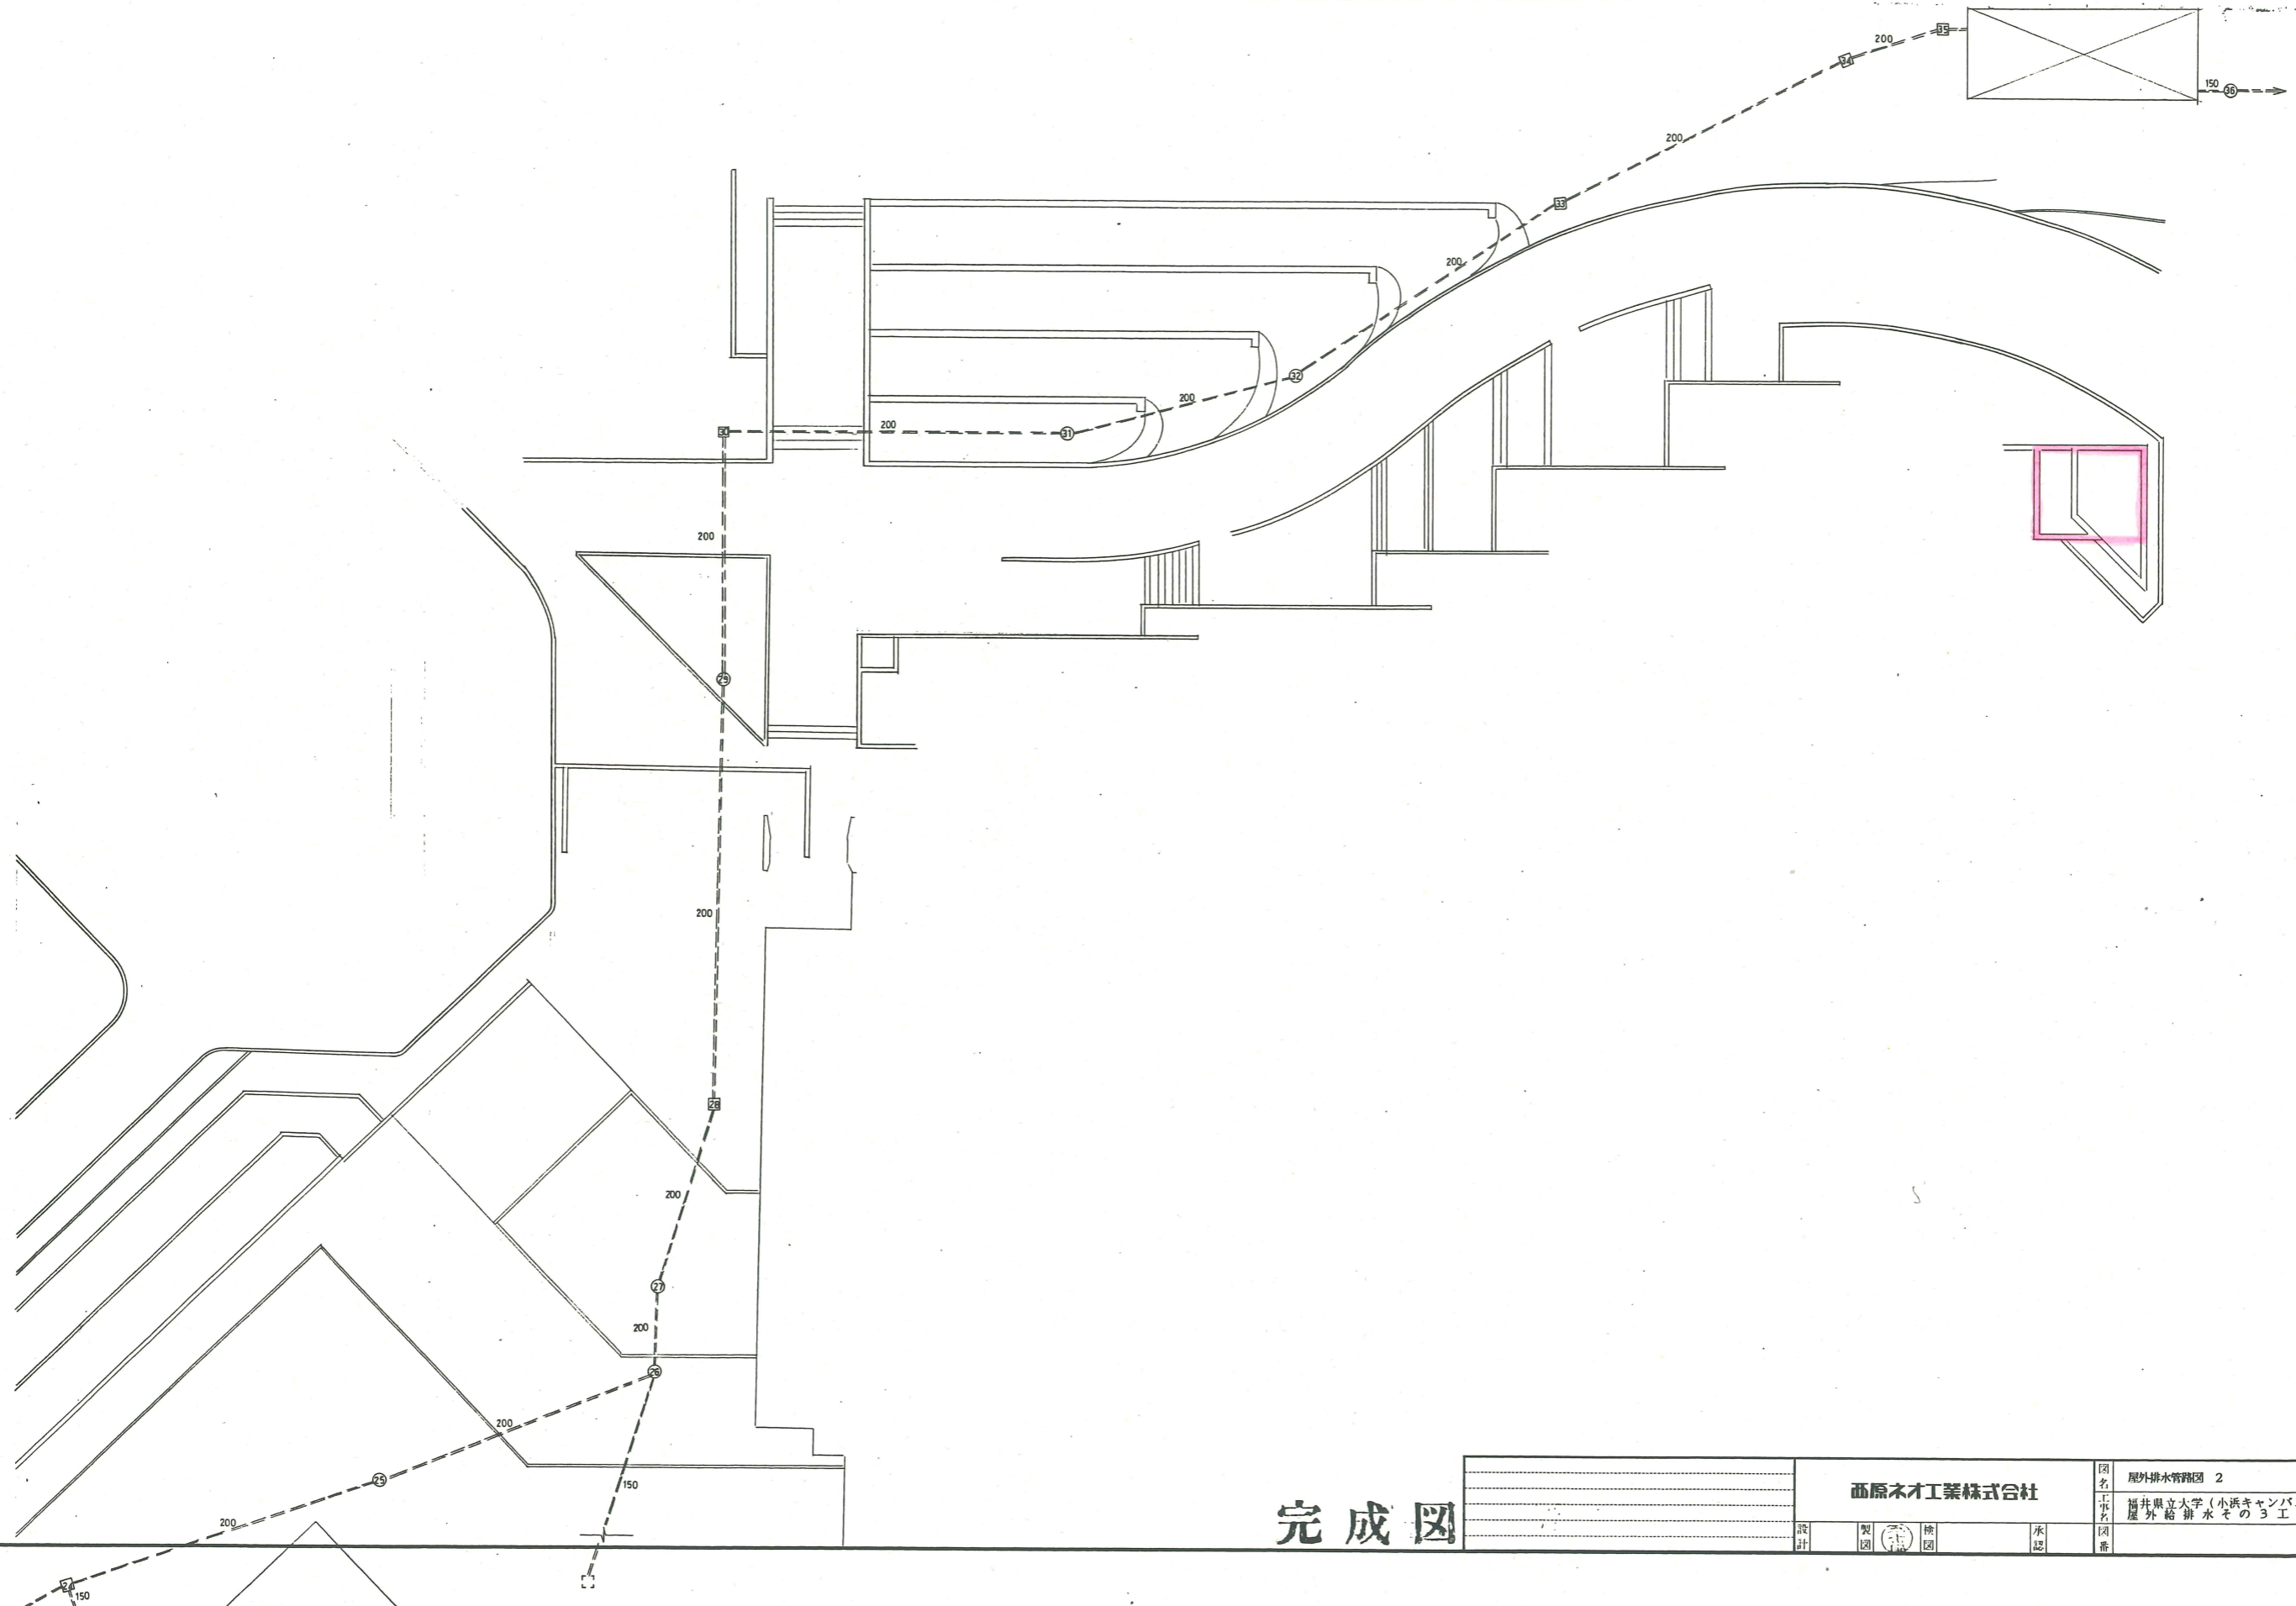


完成図


|            |    |      |                 |    |       |
|------------|----|------|-----------------|----|-------|
| 西原ネオ工業株式会社 |    | 図名   | 屋外排水管路図 2       | 日付 |       |
| 設計         | 製図 | 工事名  | 福井県立大学(小浜キャンパス) | 縮尺 | 1:200 |
| 検図         | 承認 | 図面名称 | 屋外給排水その3工事      |    |       |
|            |    | 図番   |                 |    |       |

# 屋外受水槽室平面図


|     |                          |               |
|-----|--------------------------|---------------|
| 年度別 | 工事名                      | 図番            |
| 4   | 福井県立大学(小浜キャンパス) 屋外給水設備工事 | 10            |
| 年月日 | 図名                       | 縮尺            |
|     | 屋外受水槽室平面詳細図, 平面図         | 1:50<br>1:100 |

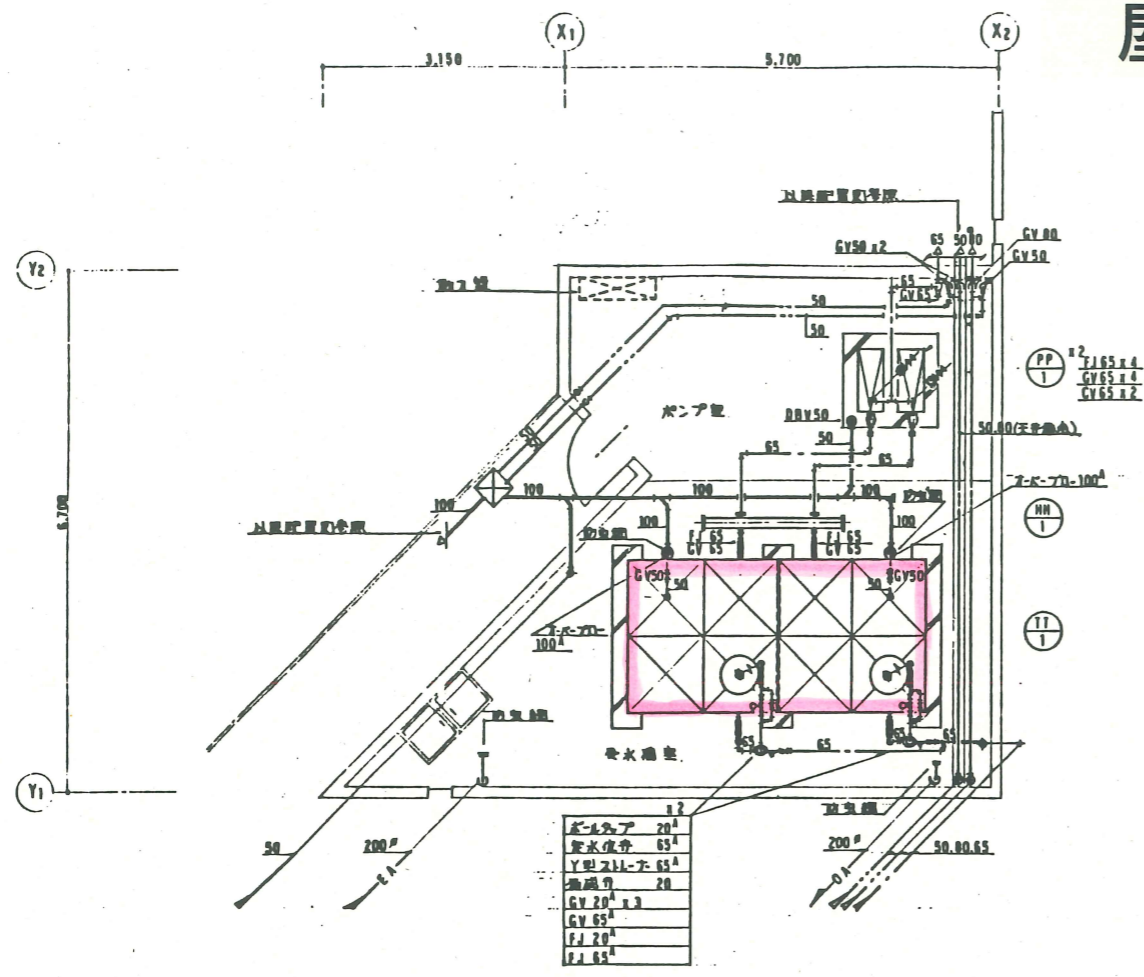

1F受水槽室 平面詳細図 1:50

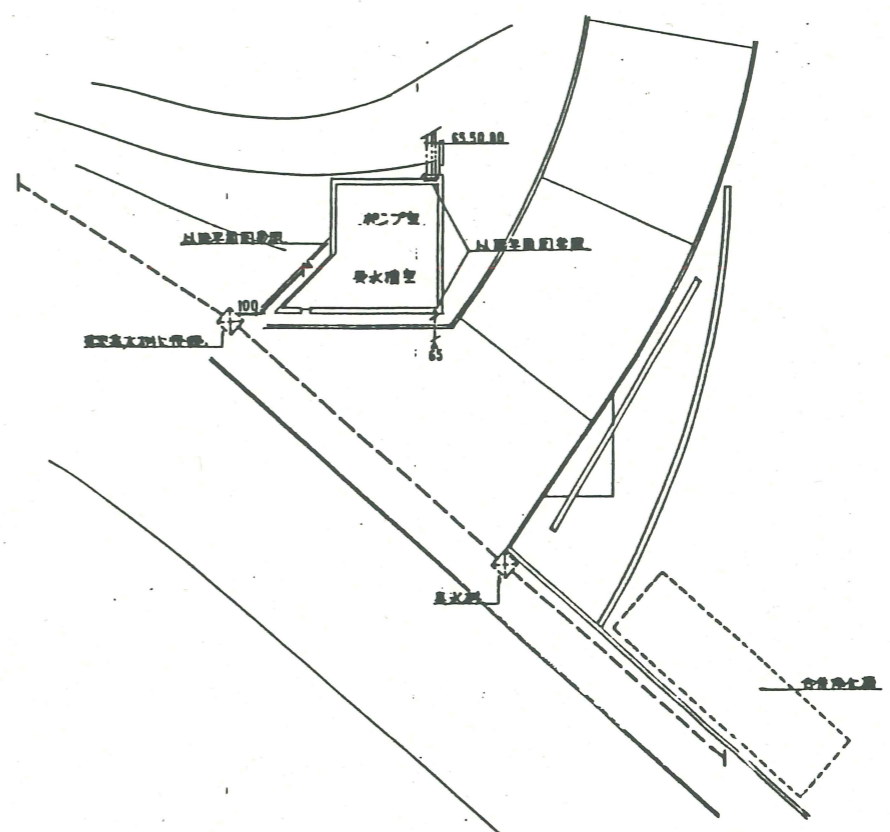

屋外受水槽室 平面図 1:100

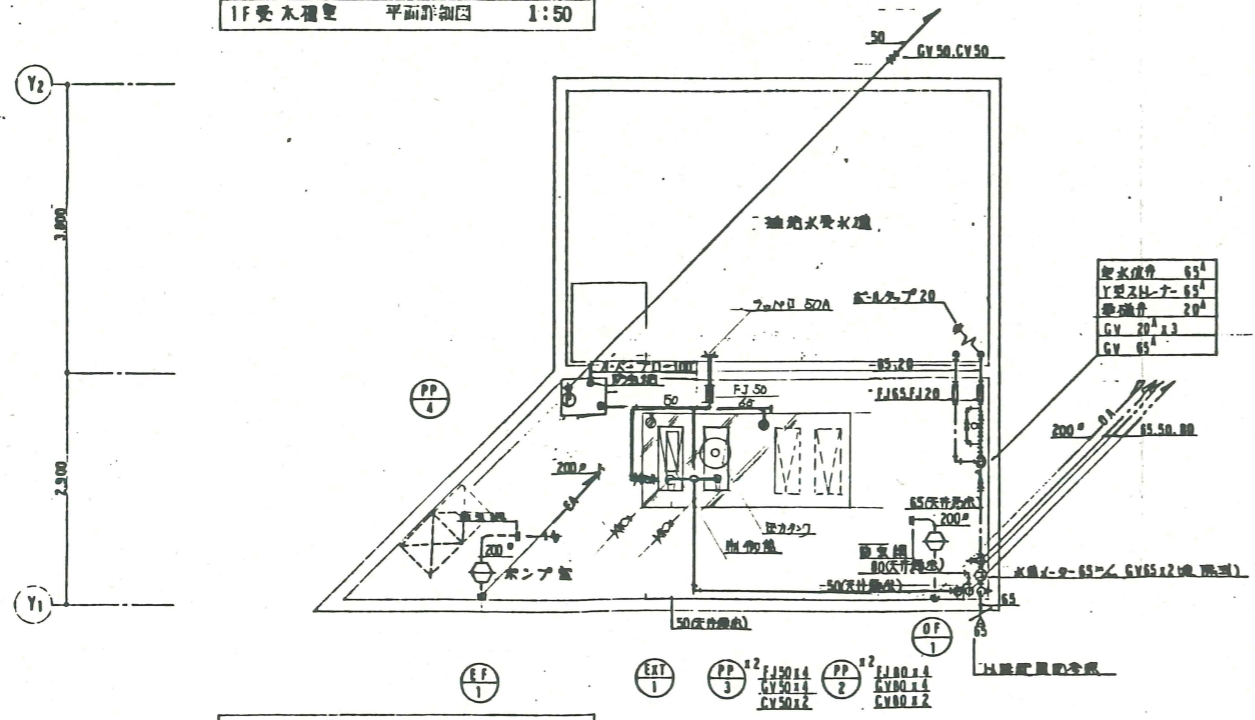

B1受水槽室 平面詳細図 1:50


完成図

# 水槽清掃箇所図 (学部棟屋上 高架水槽)

|          |  |           |
|----------|--|-----------|
| 年度別<br>4 | 工事名<br>福井県立大学(小浜キャンパス)<br>海洋生物資源学科棟給排水設備工事 | 図面番号<br>4 |
| 年月日      | 系統図(1)                                     | 61        |

## 凡例

| 図号・記号 | 名称    | 図号・記号 | 名称    | 図号・記号 | 名称     |
|-------|-------|-------|-------|-------|--------|
| —     | 給水管   | —     | 雑排水管  | N     | 逆止弁    |
| —A    | 雑用排水管 | —     | 化学排水管 | —     | 消火栓    |
| —T    | 給湯管   | —     | 洗水排水管 | CM    | ガス×9-  |
| —K    | 上水換水管 | —     | 濁水排水管 | ⊙     | 木造×9-  |
| —G    | 雑用給水管 | —     | 漁業管   | ⊗     | インバート鋼 |
| —X    | ガス管   | —     | 消火管   | ⊠     | 圧入物    |
| —T    | 洗水給水管 | —     | 水     | —     | 通気管物   |
| —K    | 高水給水管 | —     | 散水栓   | —     |        |
| —     | 汚水管   | —     | 止切弁   |       |        |

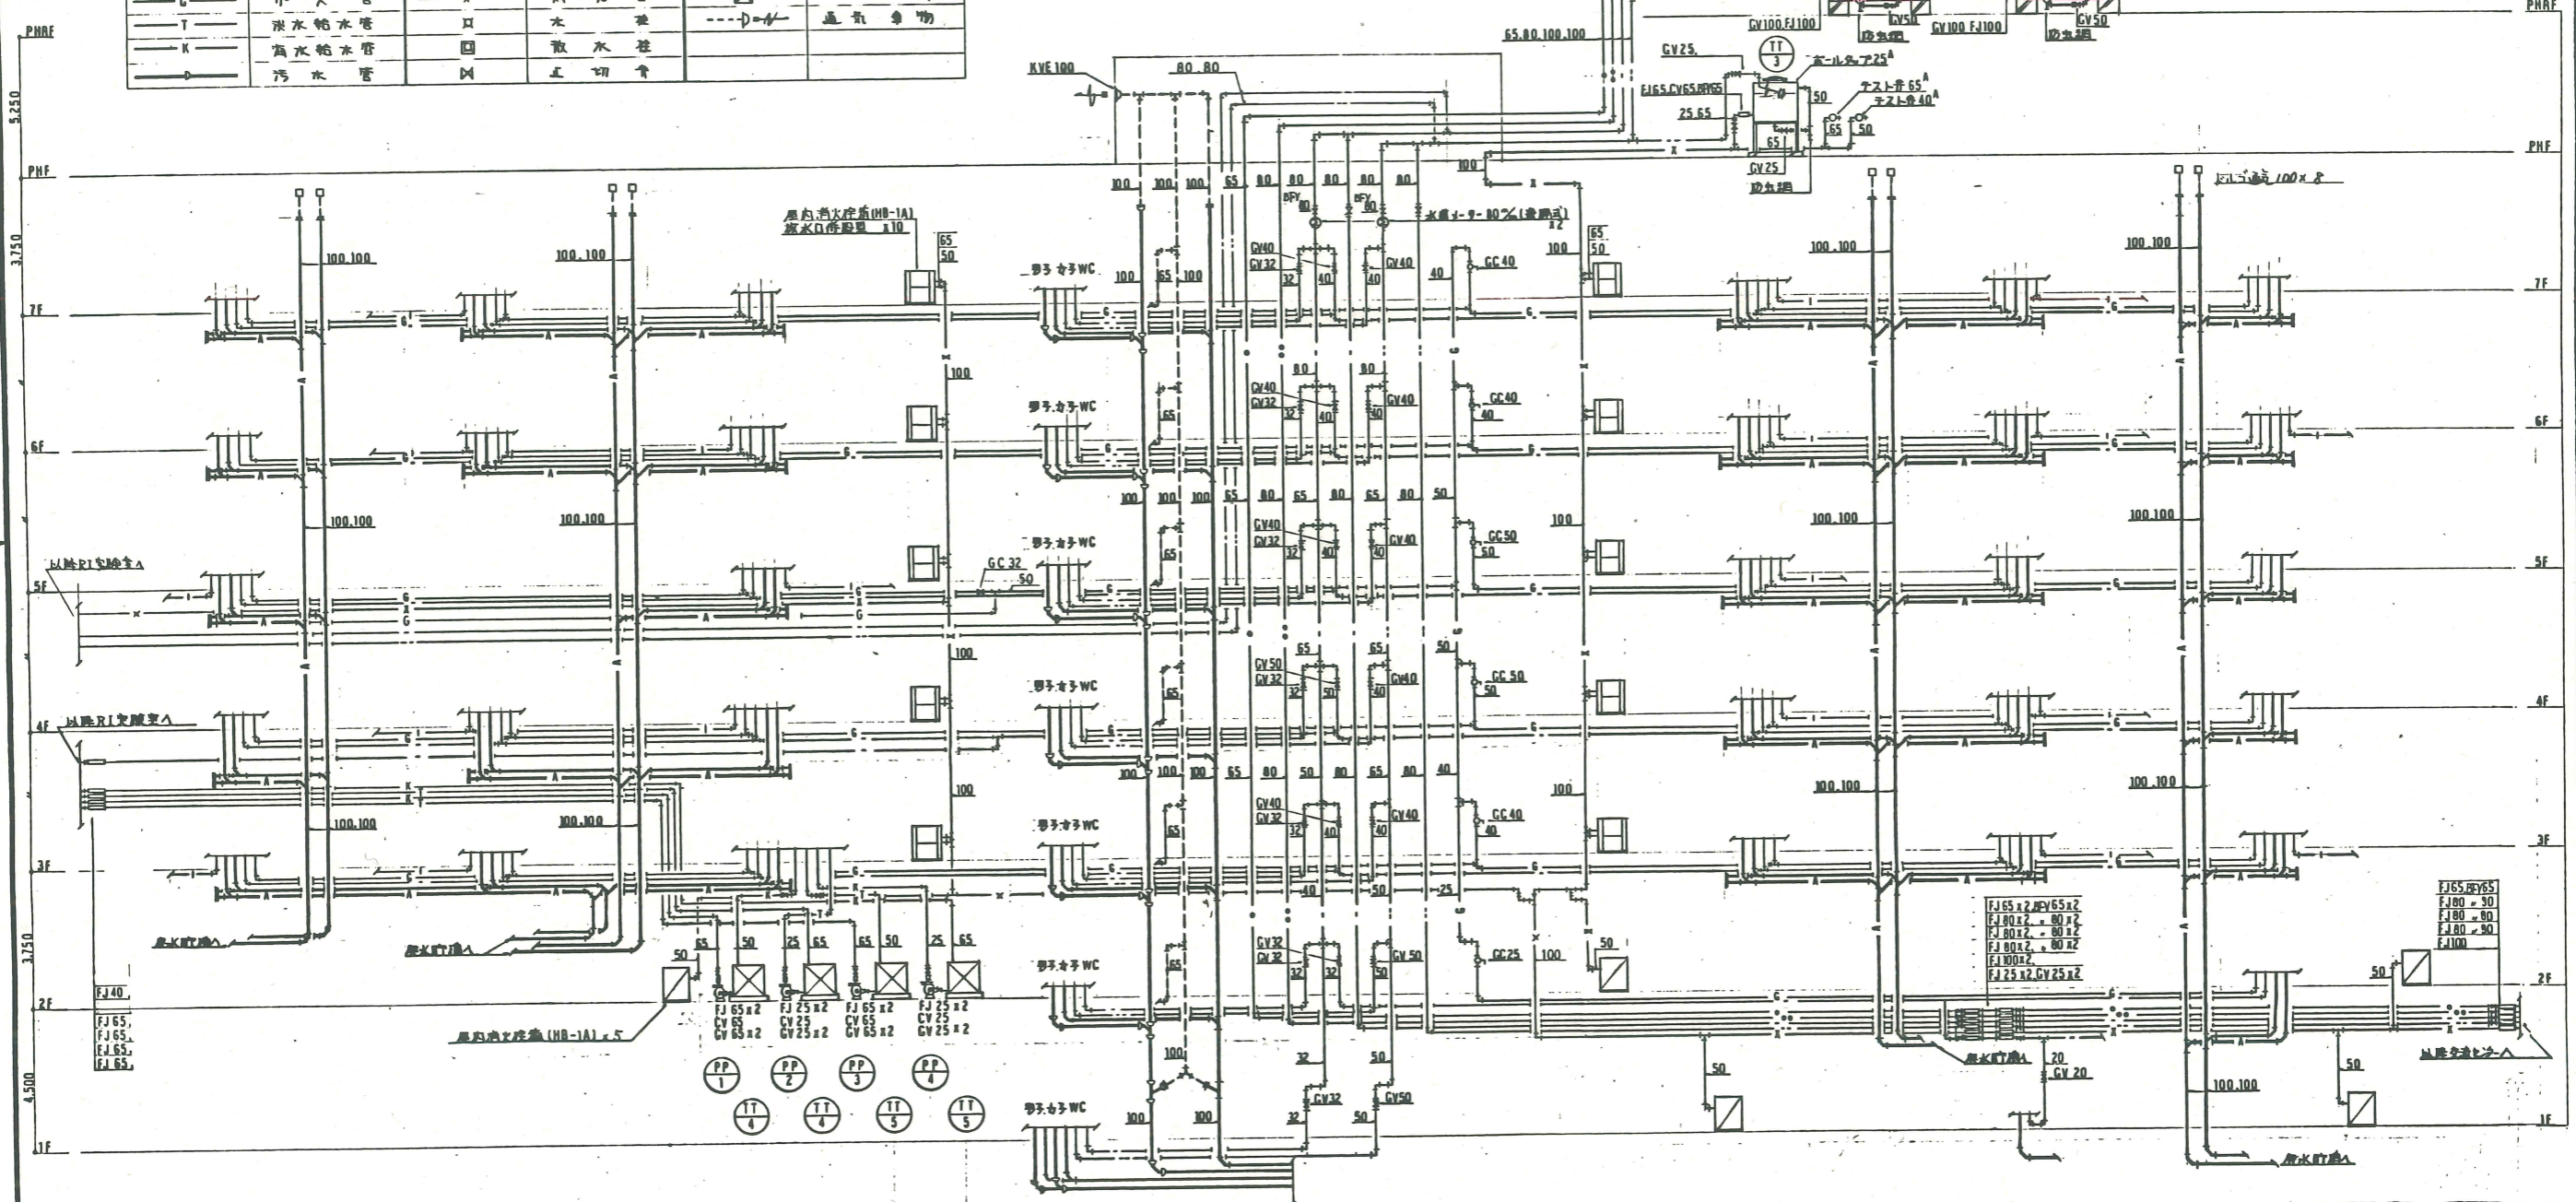


完成図

系統図(1)

|         |         |            |   |
|---------|---------|------------|---|
| 設計<br>尺 | 監理<br>尺 | 共同企業体<br>4 | 福井県立大学(小浜キャンパス)<br>海洋生物資源学科棟給排水設備工事<br>系統図(1) |
|---------|---------|------------|---|


# 実験用水槽平面図

|     |      |                  |      |
|-----|------|------------------|------|
| 年度別 | 工番名  | 福井県立大学(小浜キャンパス)  | 図面番号 |
| 4   | 図面名称 | 海洋生物資源学科棟給排水設備工事 | 42   |
| 年月日 | 縮尺   | 貯水水槽基礎配管図        | 61   |

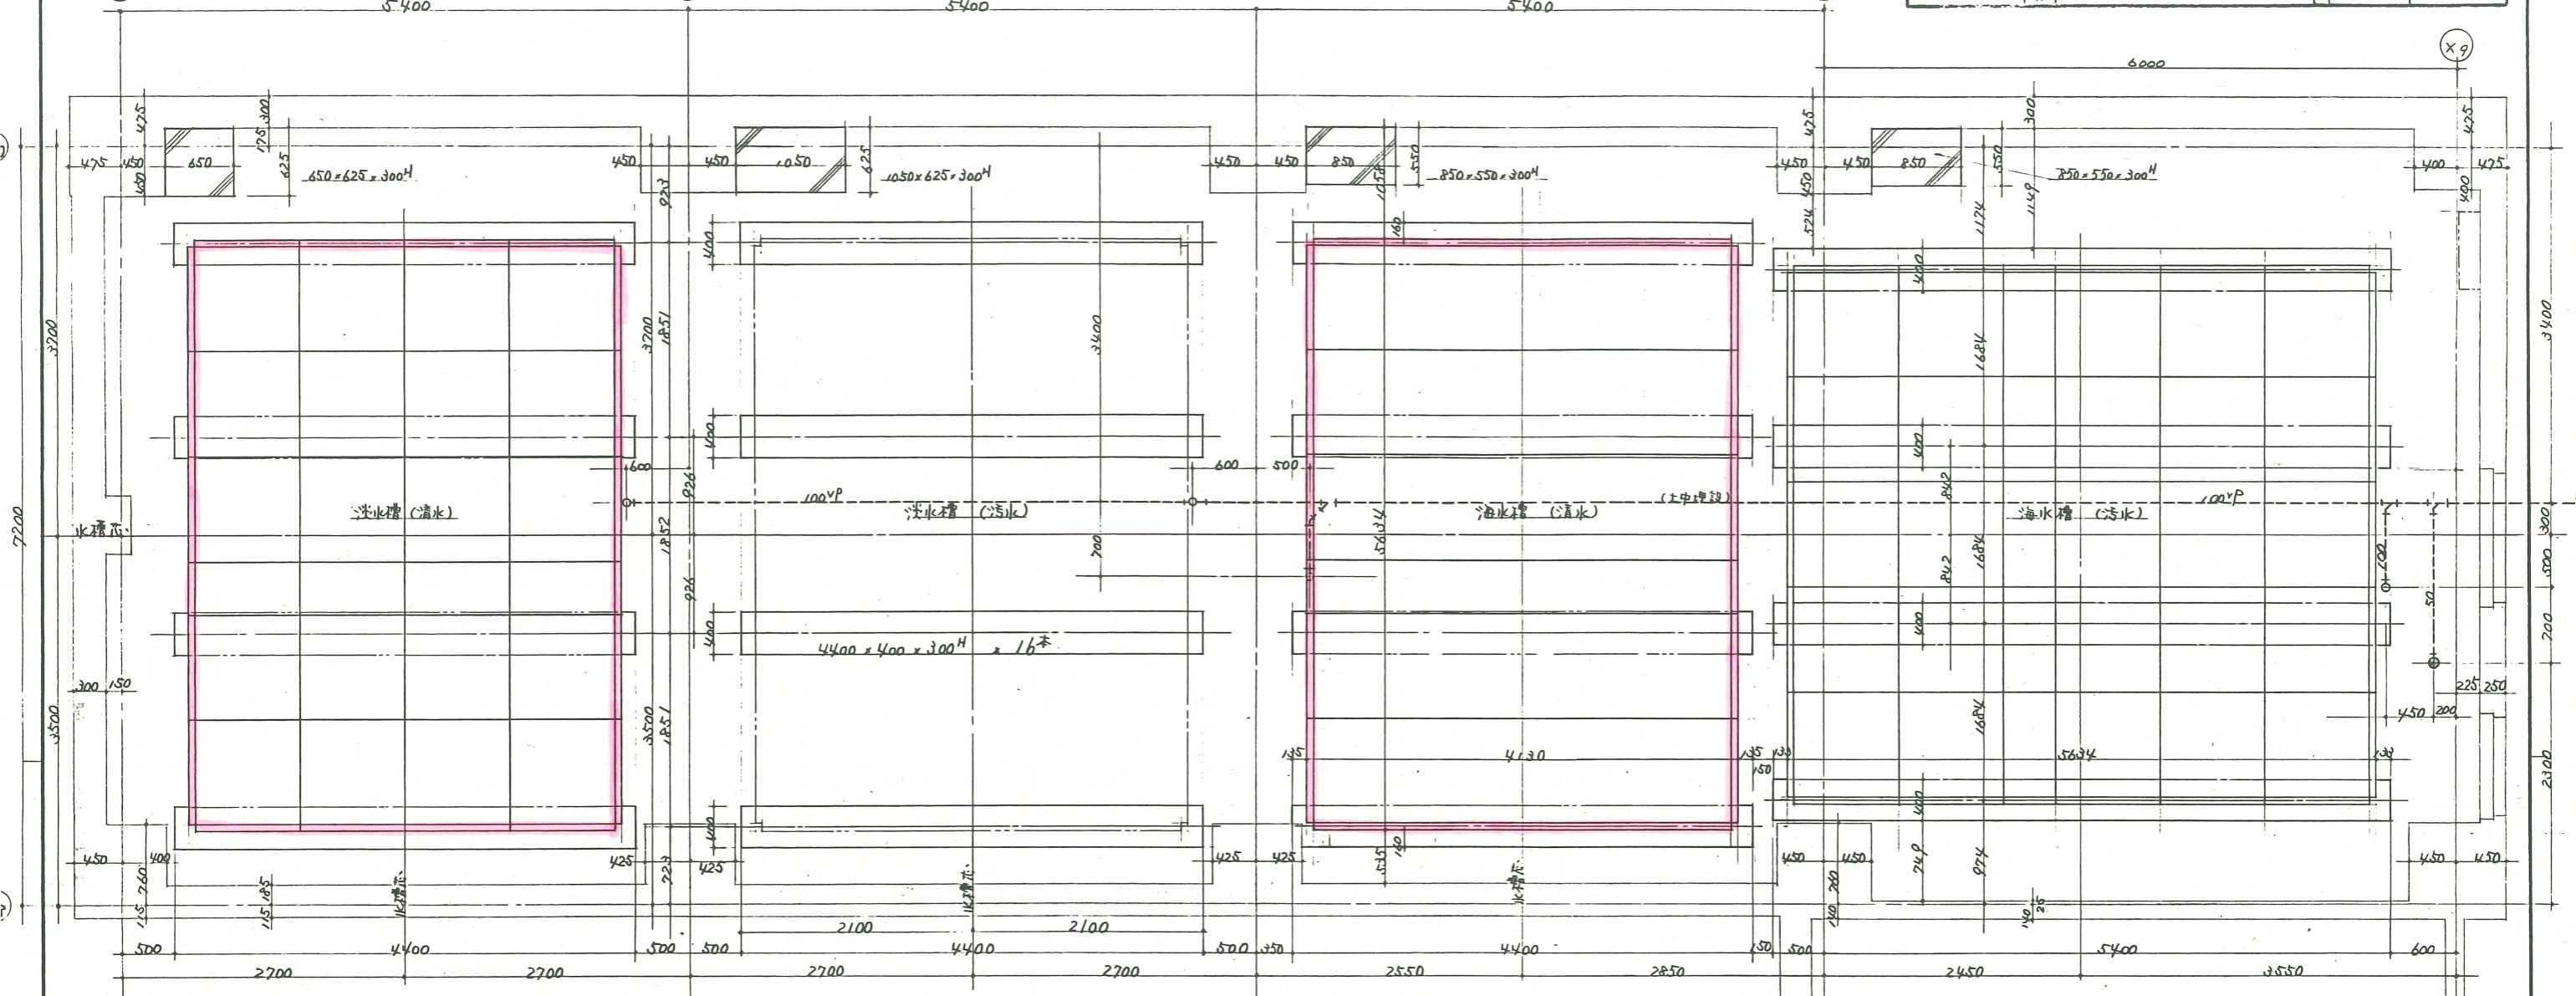

実験用淡水水槽

実験用海水水槽

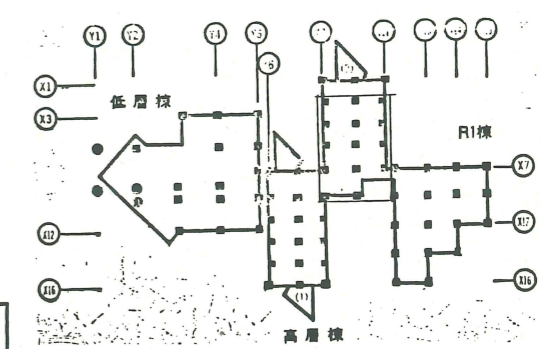


完成図

|     |        |    |        |    |      |      |    |       |                |                 |           |
|-----|--------|----|--------|----|------|------|----|-------|----------------|-----------------|-----------|
| 監理者 | 電気空調衛生 | 日付 | 4.5.21 | 縮尺 | 1/30 | 図面検閲 | 製図 | 共同企業体 | 株式会社 菱和・斉藤設備工務 | 福井県立大学(小浜キャンパス) |           |
| 製図  |        | 製図 |        |    |      |      |    | 図番    | 42             | 図名              | 貯水水槽基礎配管図 |


|                        |                                |    |       |
|------------------------|--------------------------------|----|-------|
| 工事名                    | 福井県立大学(小浜キャンパス)<br>海洋生物資源学科棟建築 | 工事 | 図面番号  |
| 図面名称                   | 立面図 1                          | 縮尺 | 1/200 |
| 御旗谷組・名工建設㈱・御旗田工務店共同企業体 |                                |    | 16    |

# ガラス清掃箇所図 (学部棟・渡り廊下)

| 記号 | 仕 上               |
|----|-------------------|
| A  | コンクリート打放し B 排水網吹付 |
| B  | GRC パネル フッ素樹脂塗膜   |
| C  | アルミパネル            |
| D  | アルミパネル フッ素樹脂塗膜付塗装 |
| E  | アルミ製 ルーバー         |
| F  | アルミ製 手摺           |

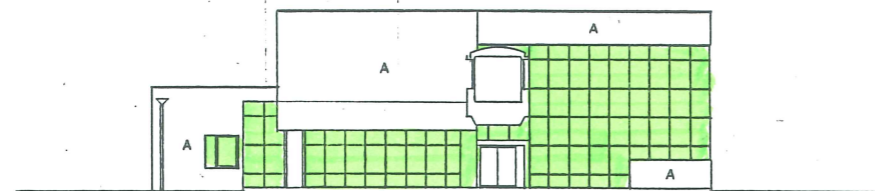


南立面図

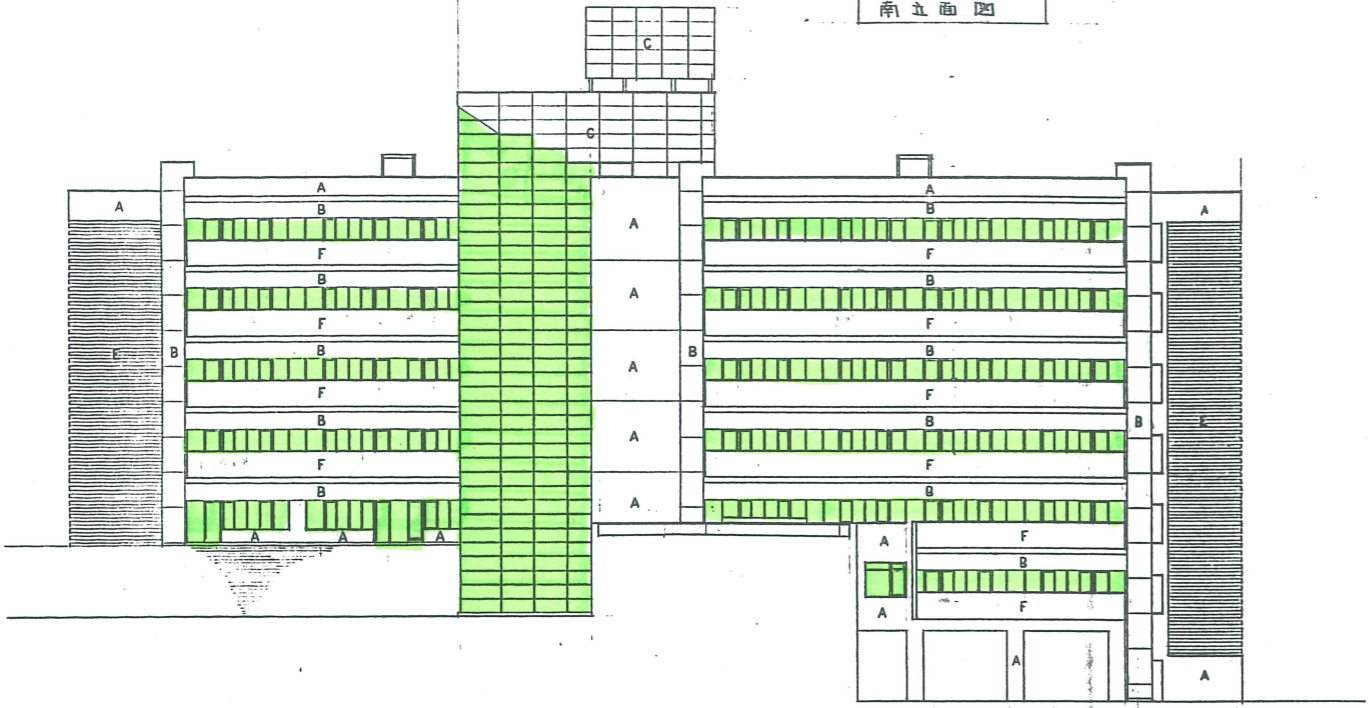


南立面図



北立面図

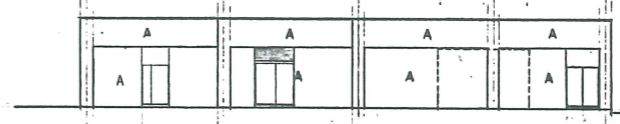

北立面図

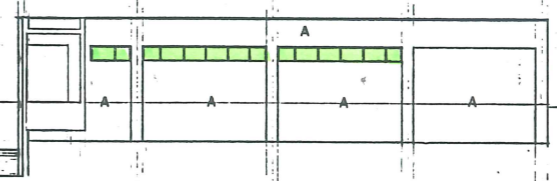


南立面図


|                        |  |                |       |
|------------------------|--|----------------|-------|
| 御旗谷組・名工建設㈱・御旗田工務店共同企業体 |  | 海洋生物資源学科棟建築 工事 |       |
|                        |  | 立面図 1          |       |
|                        |  | 縮尺             | 1/200 |
|                        |  | 図面番号           | 16    |

|                     |                                |       |      |
|---------------------|--------------------------------|-------|------|
| 工事名                 | 福井県立大学(小浜キャンパス)<br>海洋生物資源学科棟建築 | 工事    | 図面番号 |
| 図面名称                | 立面図 2                          | 1/200 | 17   |
| 朝日建設・名工建設・朝日建設共同企業体 |                                |       |      |

# ガラス清掃箇所図 (学部棟・渡り廊下)

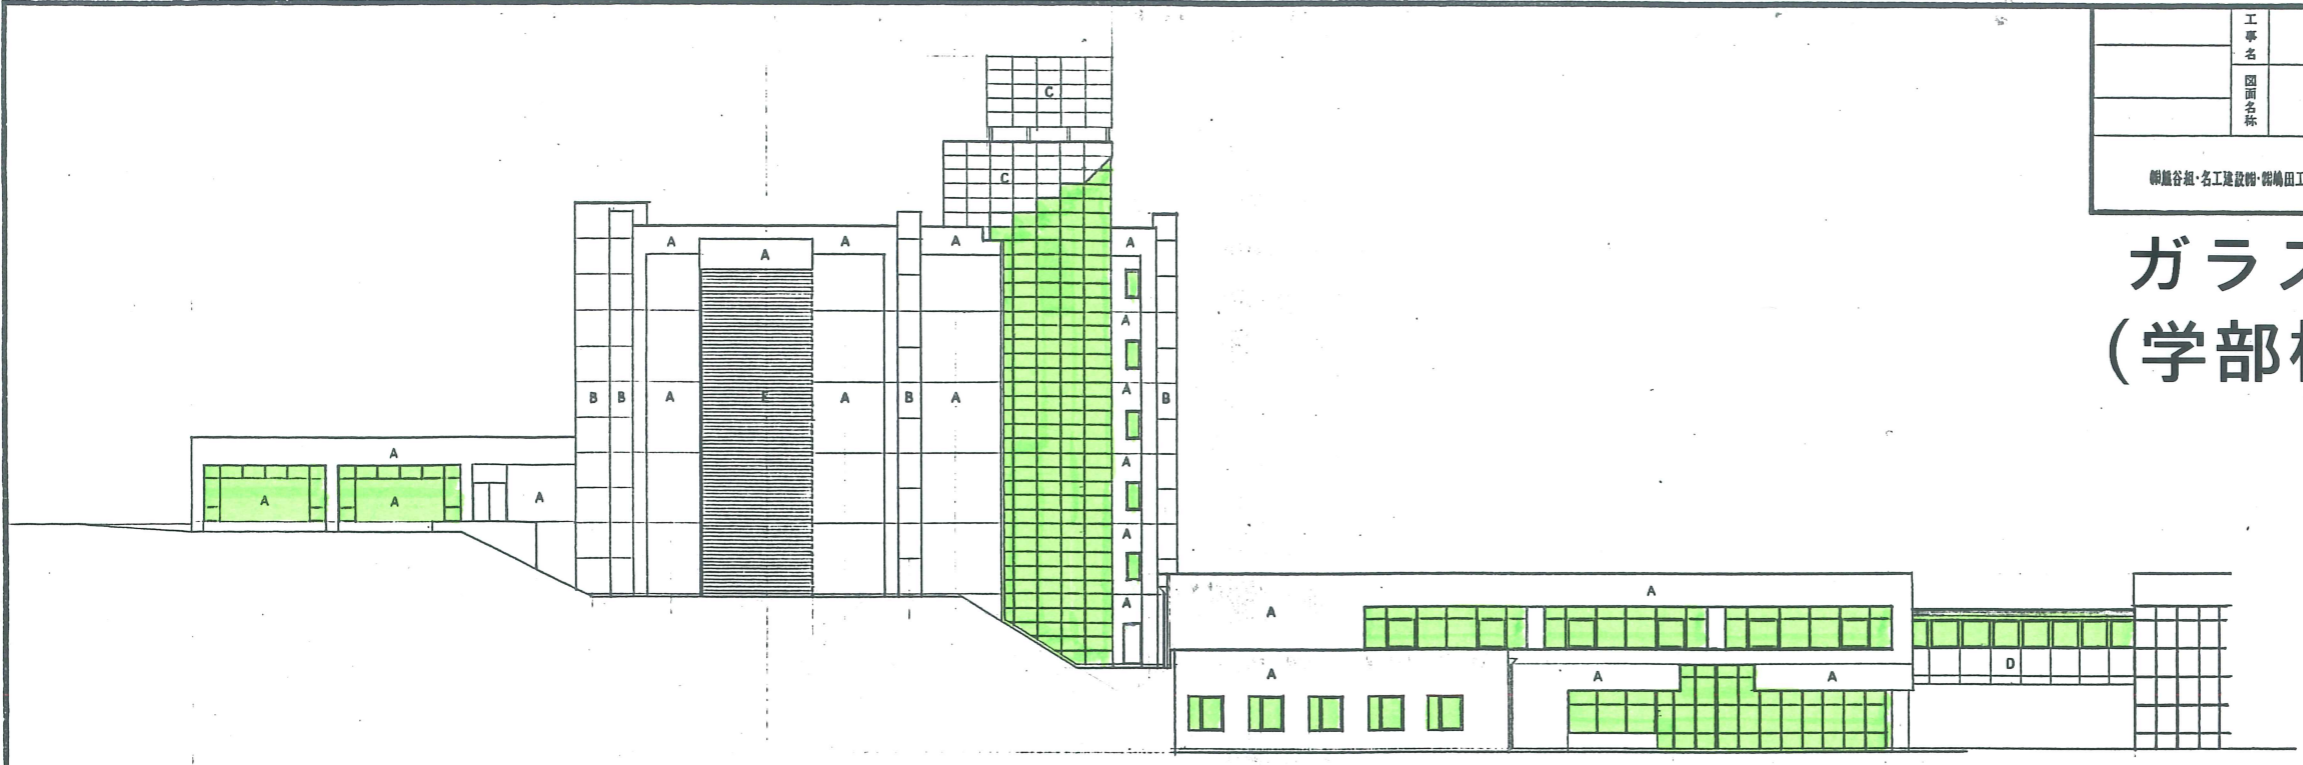

西立面図

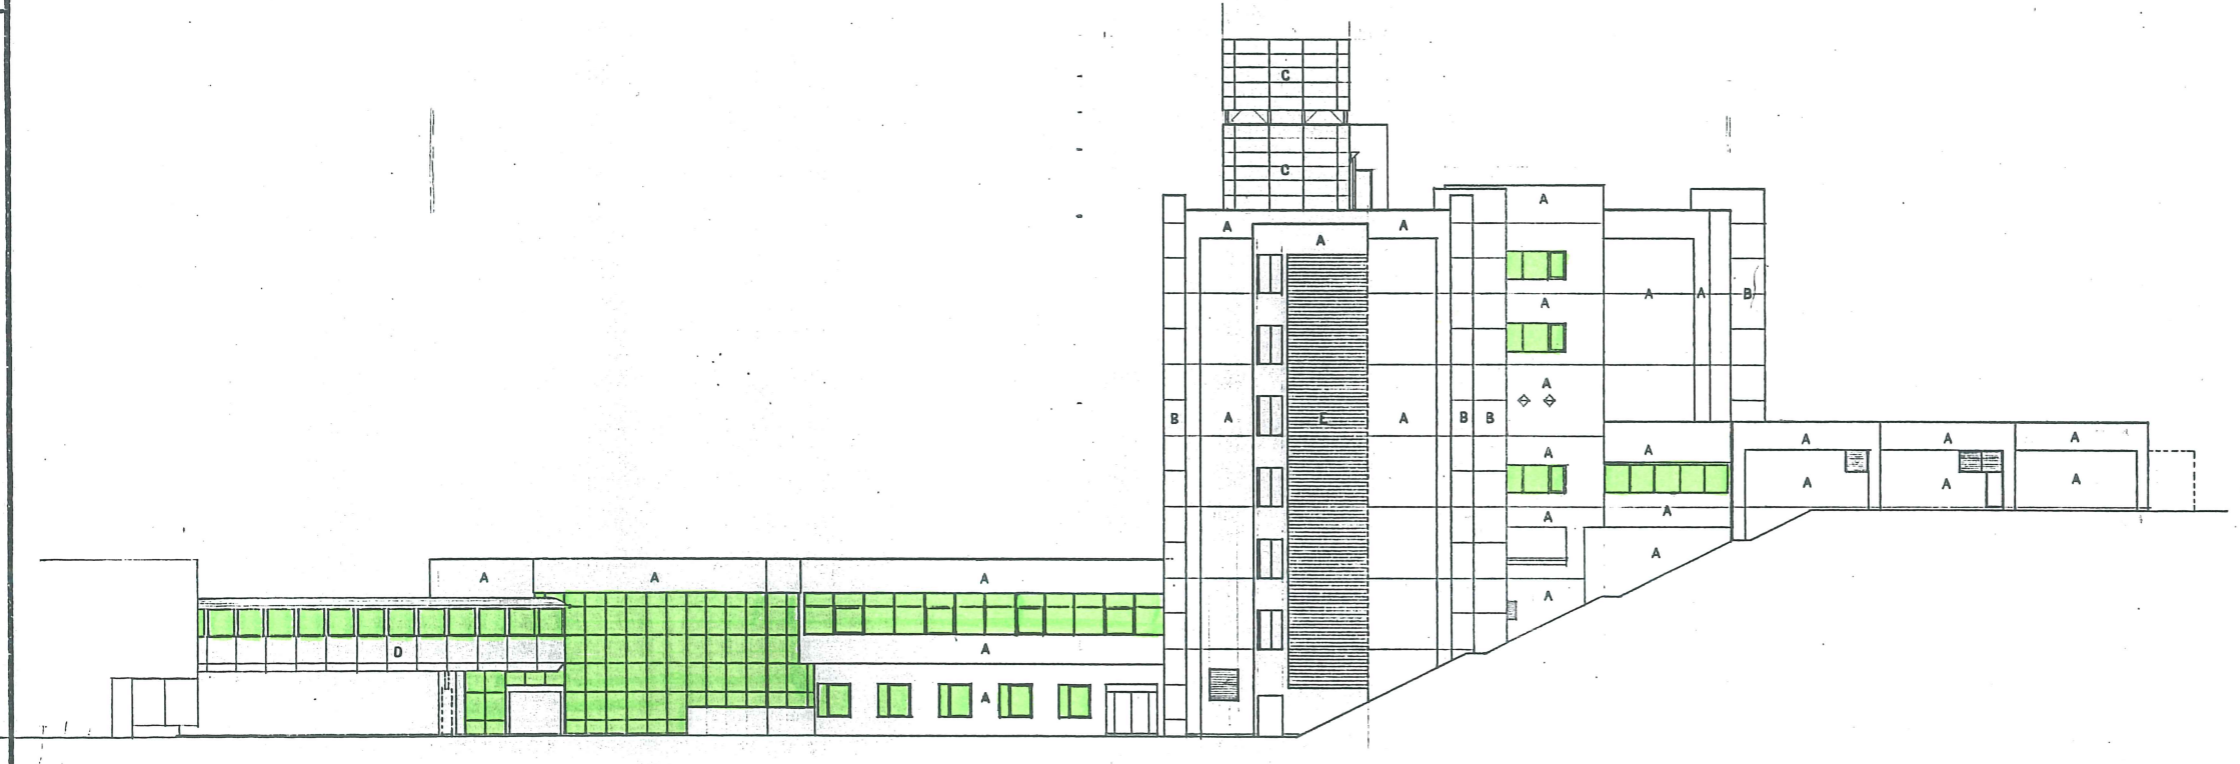


奥立面図

|                     |  |                |    |
|---------------------|--|----------------|----|
| 朝日建設・名工建設・朝日建設共同企業体 |  | 海洋生物資源学科棟建築 工事 |    |
| 立面図 2               |  | 1/200          | 17 |

|                     |                                    |               |             |           |
|---------------------|------------------------------------|---------------|-------------|-----------|
| 年度別<br>3<br>5年1月14日 | 工事名<br>福井県立大学(小浜キャンパス)<br>交流センター建築 | 工事<br>立面図 断面図 | 縮尺<br>1/200 | 図面番号<br>6 |
|---------------------|------------------------------------|---------------|-------------|-----------|


# ガラス清掃箇所図 (交流センター)

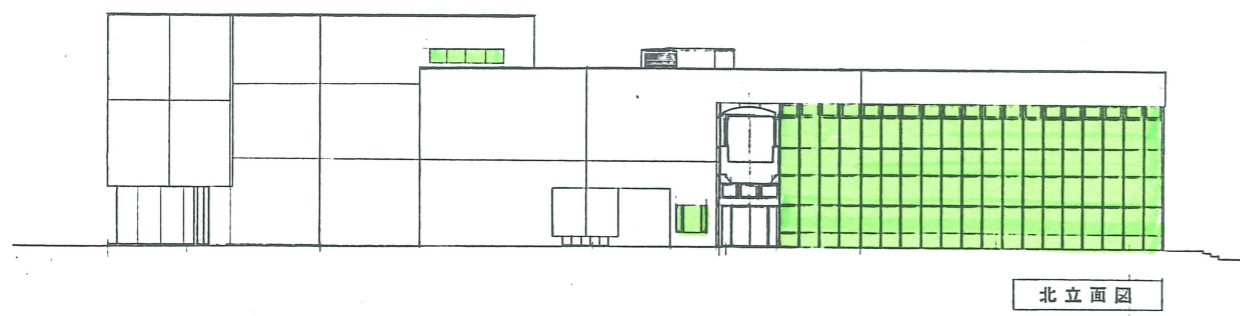

北立面図




西立面図



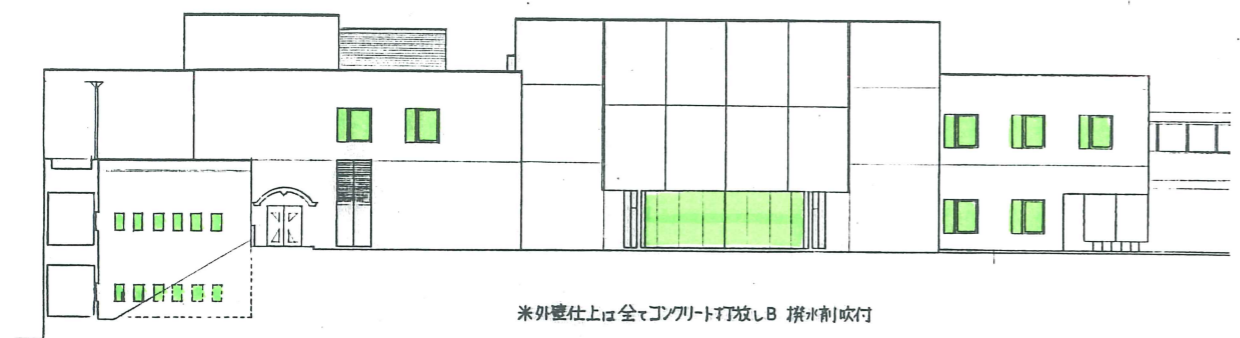


※外壁仕上は全コンクリート打放しB 防水剤吹付

東立面図

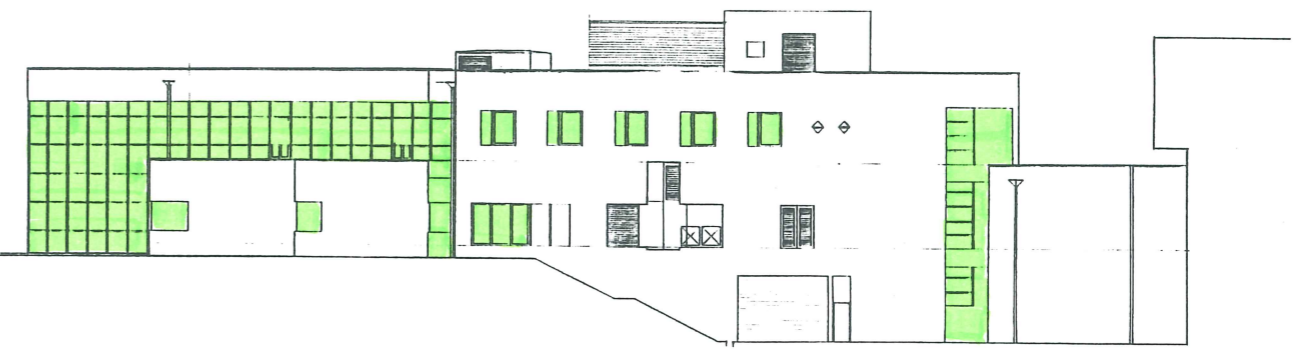

南立面図

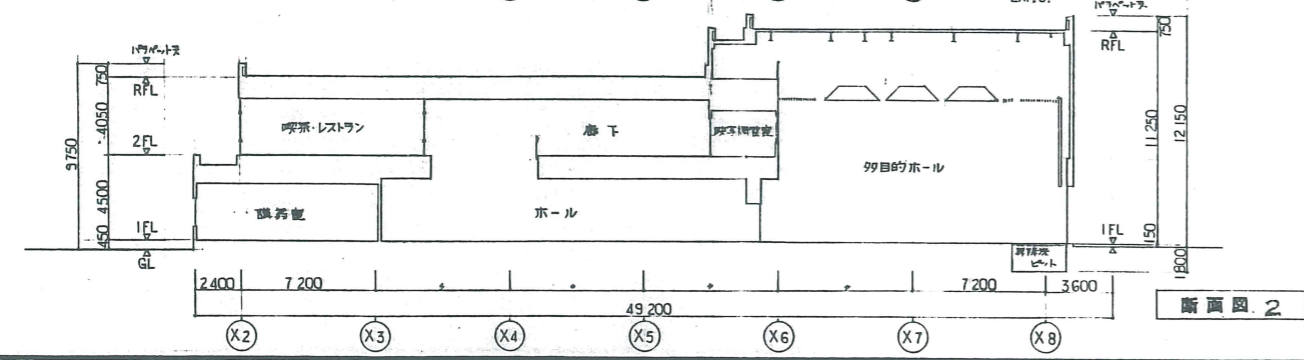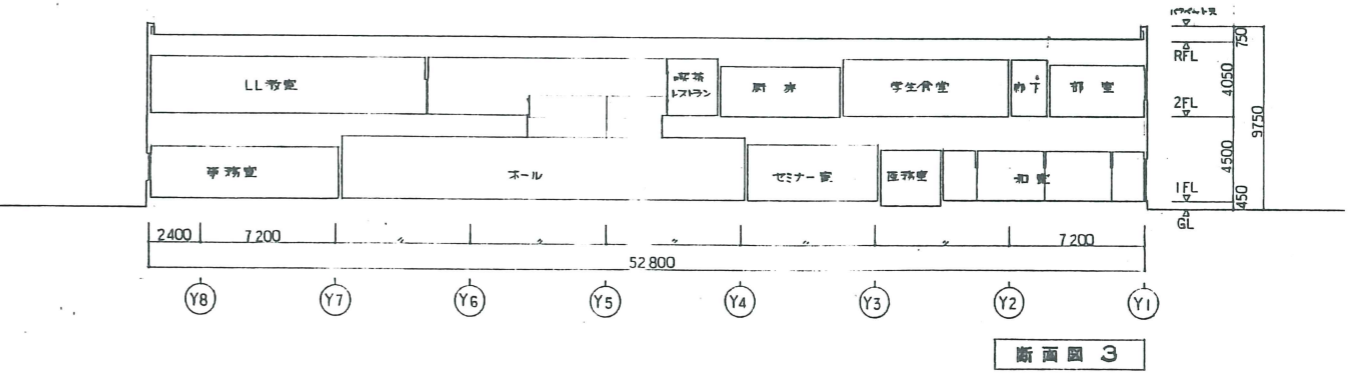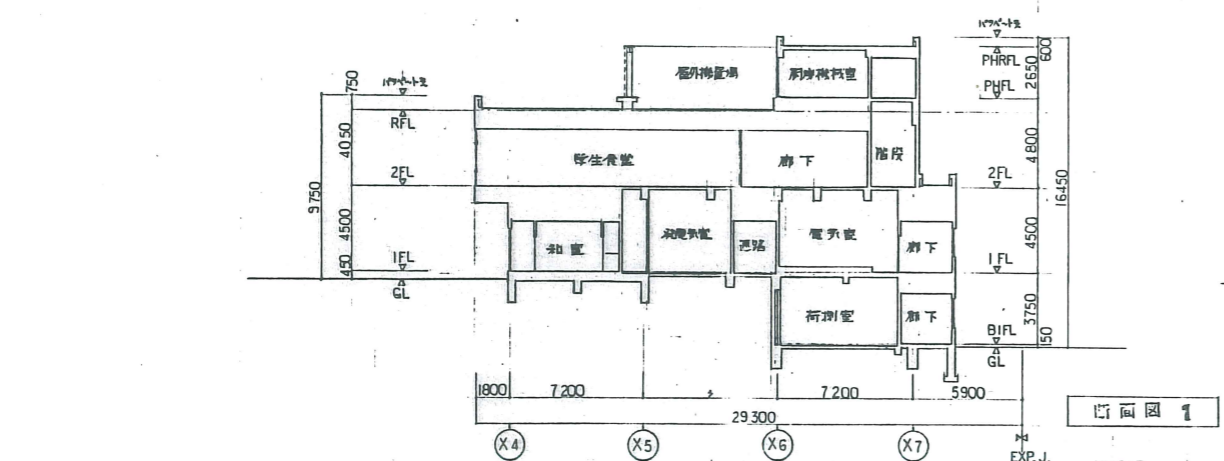

|                     |                           |    |      |
|---------------------|---------------------------|----|------|
| 工事名                 | 福井県立大学(小浜キャンパス)交流センター建築工事 | 図面 | NO 6 |
| 立面名                 | 立面図 断面図                   | 承認 | 作成   |
| 若狭建設工業株式会社・株式会社若狭建設 |                           |    |      |